

1
CH.01
Planta Sistema Detección de Incendios Cuarto Nivel Soterrado
1:100
0 1 2 3 4 m



estudio caribe

C/ Armando Oscar Pacheco #135,
Urb. Fernández, 2da. Sección, Santo Domingo, Rep. Dom.
T. 809 567 4364
www.estudiocaribe.net

Arquitectura
Rubén Hernández Fontana C-00000
Irina Angulo Luna C-00000

Arquitecto Responsable:
Desale Pratt Van der Linde C-18623

Firma autorizada:

Colaboradores:
Leopoldo Recio
María del Pilar Nuñez

Modelos BIM:
Rubén Hernández Fontana
María del Pilar Nuñez
Leopoldo Recio

Modelos de trabajo y Maquetismo:
Scarlett Zimmermann
Rubén Hernández Fontana

Documentación:
Irina Angulo / Scarlett Zimmermann

Consultores
IMESA Contratistas Eléctricos
Roberto de Arce Hernández
Robinson Hernández C-11827

Geotécnica y Sondeos S.R.L.
Escuela Industrial y Profesional
Ing. Rafael Pérez Pérez C-9754

B0G Ingeniería
Escuela de Estudios
Fernando González C-7688

Firma autorizada
Heaven Construction
Escuela de Estudios
Ing. Luis Romero C-9495

Firma autorizada
Taveras Ingeniería & Servicios S.R.L.
Escuela de Estudios
Ing. Rafael Montero C-32427

Firma autorizada
Ingeniería de Protección (Inprotec)
Escuela de Estudios
C-32427

| Publicaciones | | |
|---------------|-----------|---|
| No. | Fecha | Notas |
| A | 1/20/2020 | Este plano sustituye todos los anteriores |


Propietario
Oficinas Institucionales MinerD

Ministerio de Educación de la República Dominicana
Av. Bolívar, Esq. Calle La Vega, Gascue



Firma Autorizada

Planta Sistemas Detección
Contraincendios Cuarto Nivel Soterrado

ANOTACIONES:
Anotaciones 1
Anotaciones 2
ESCALA: 1:100
HOJA: C11.01
220
de
289

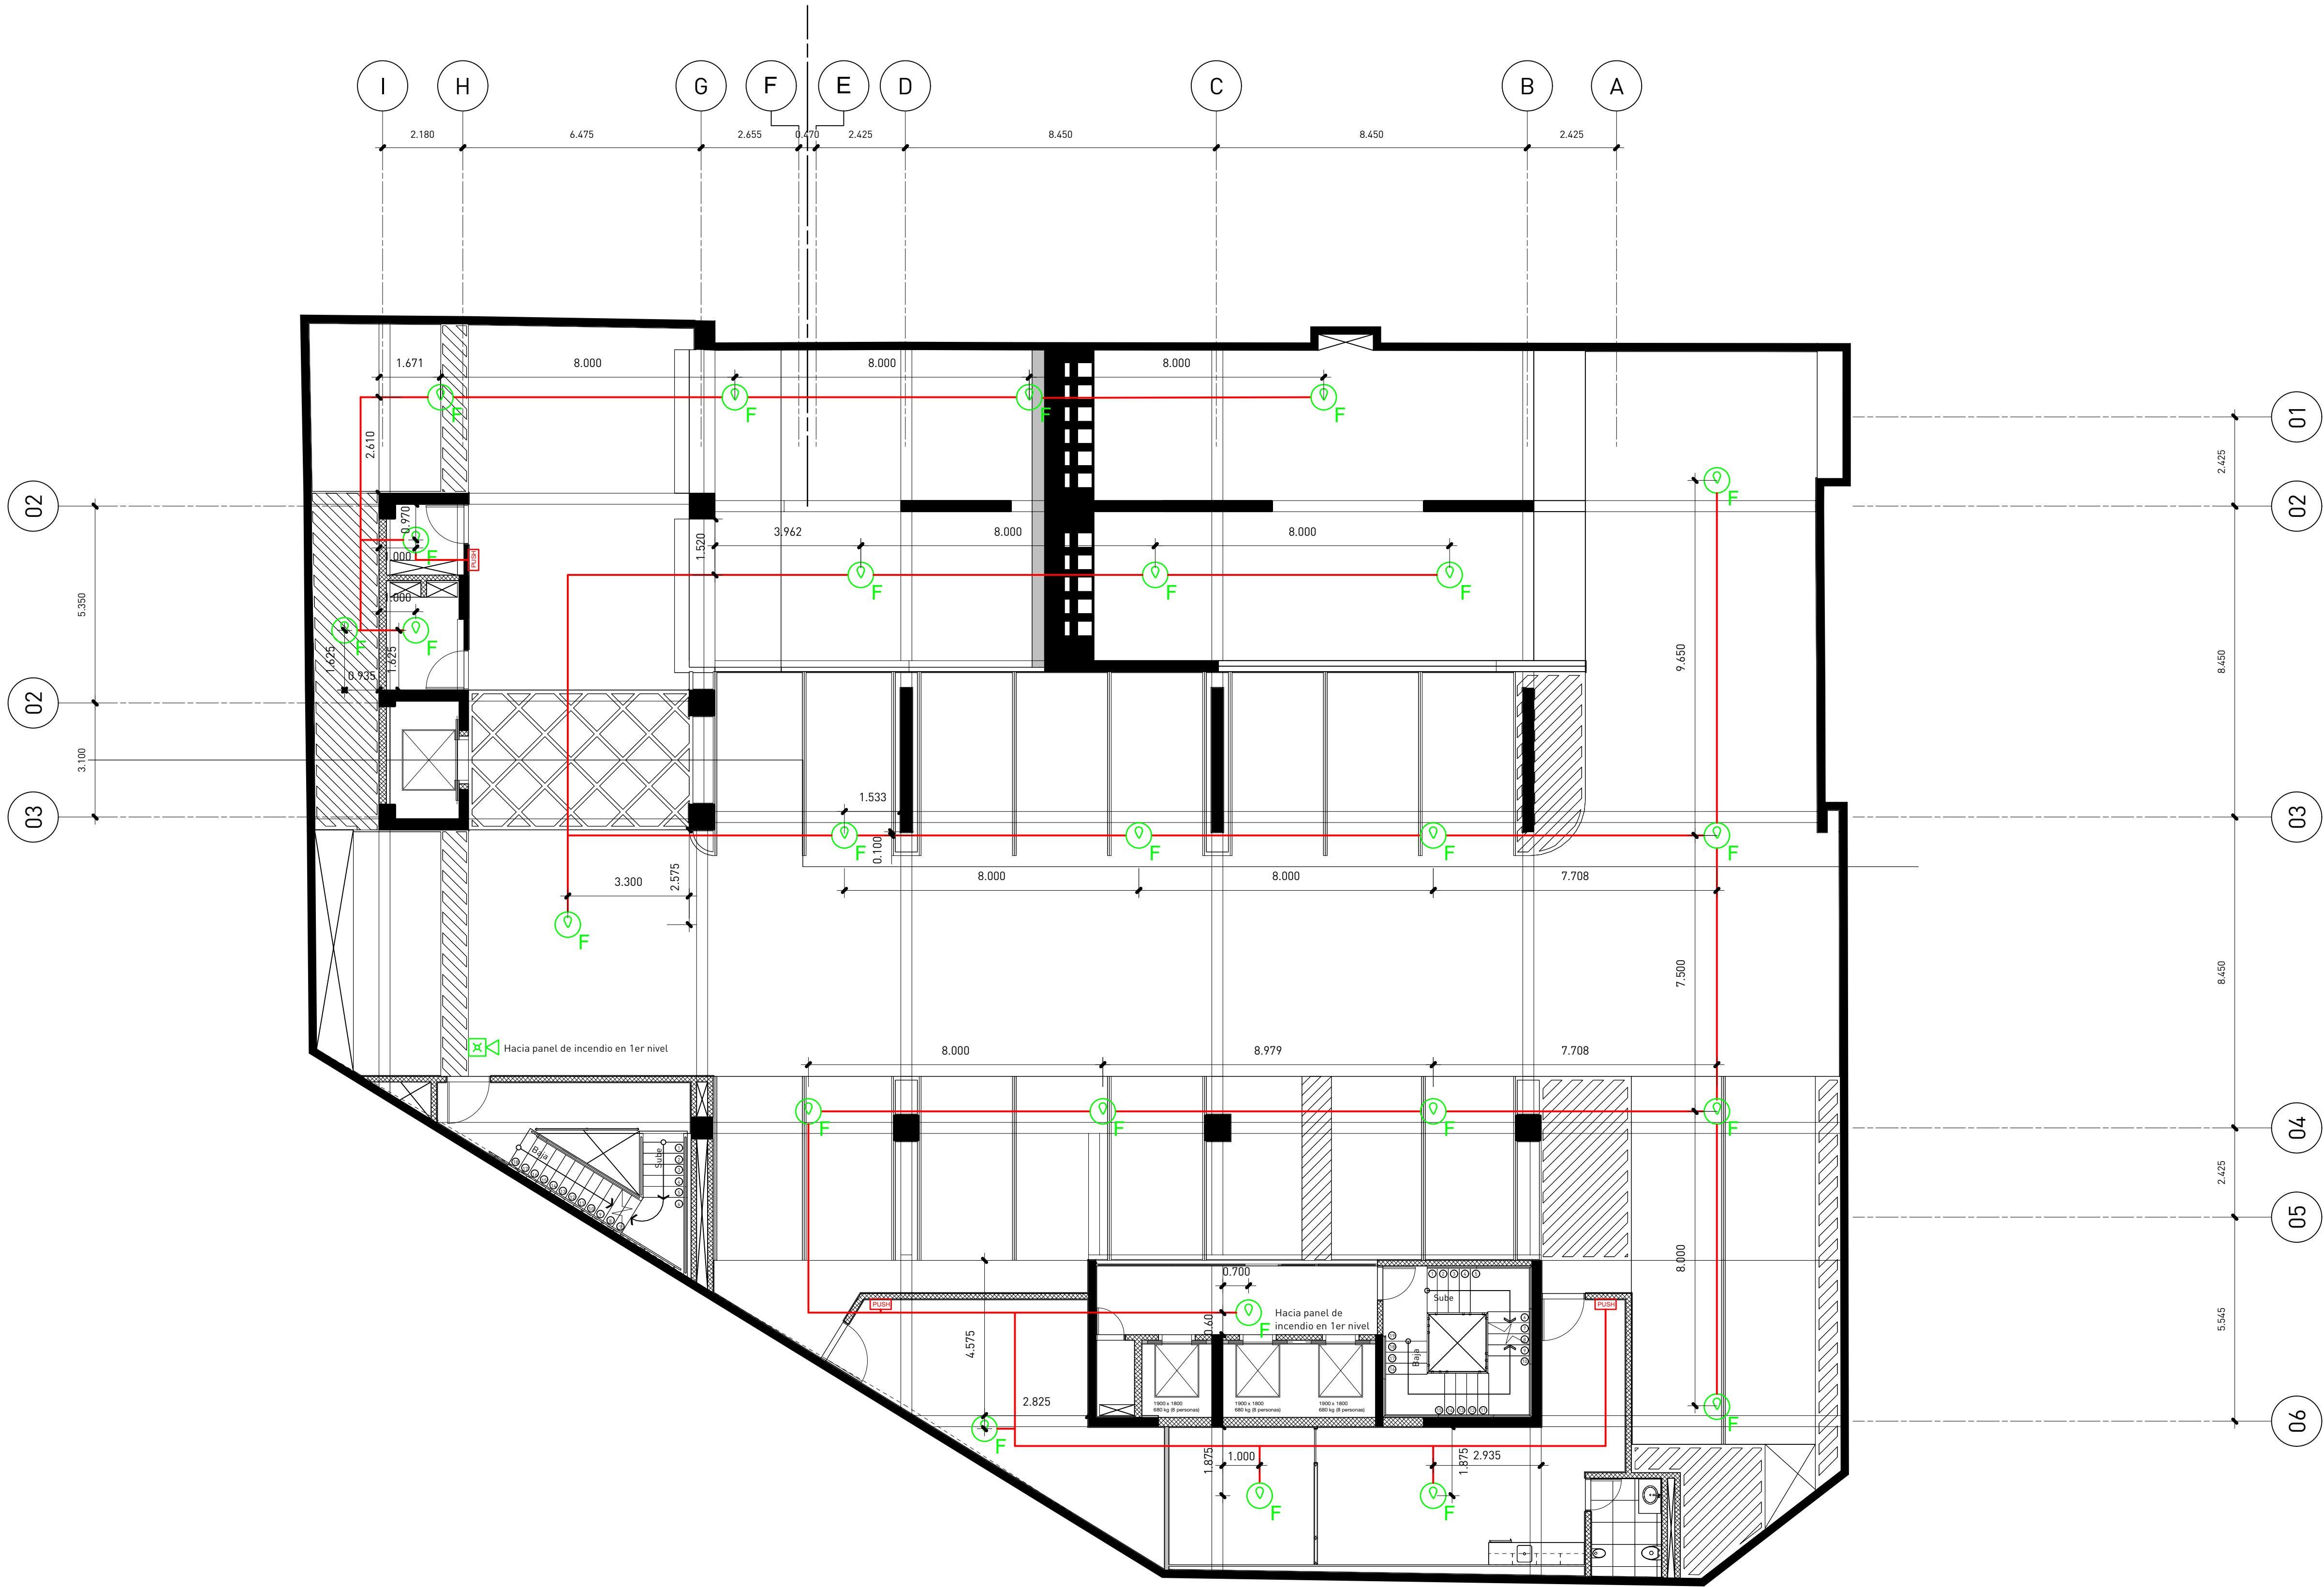

1
C11.02
1:100
Pl. Sistema Detección Incendios Tercer @ Segundo Nivel Soterrado

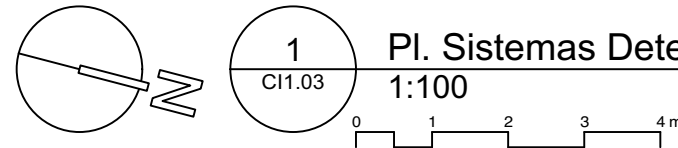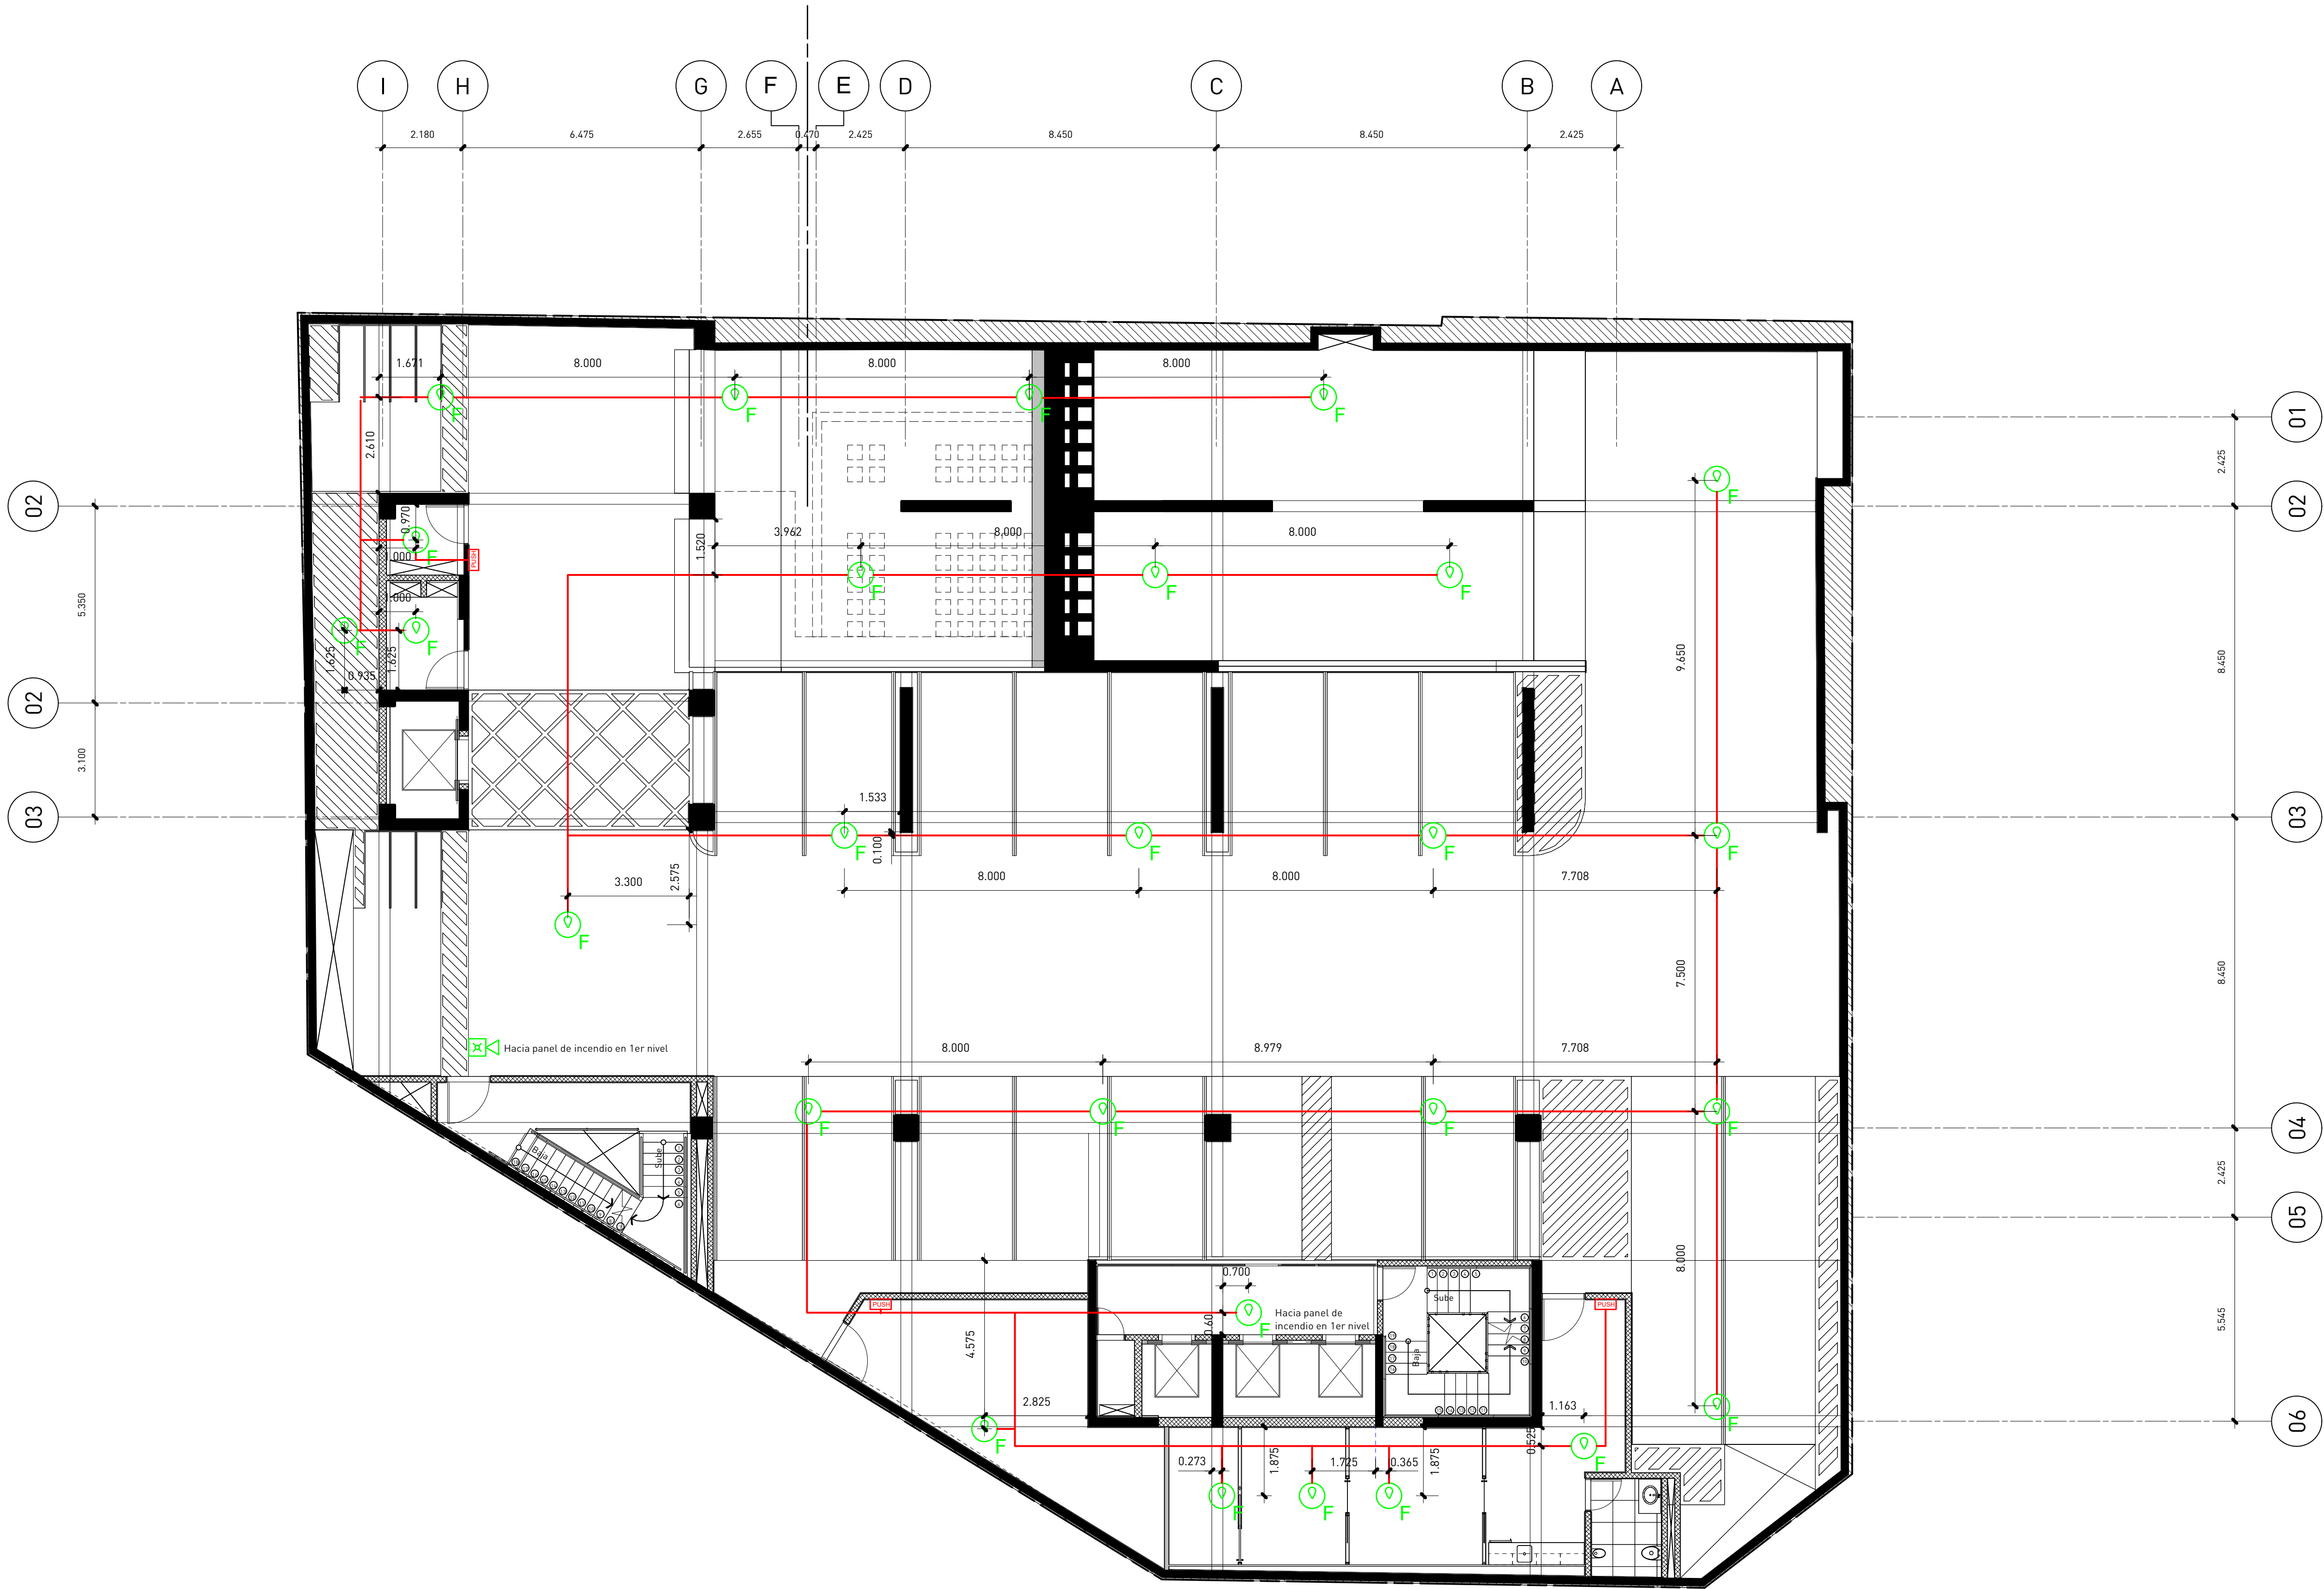

Pl. Sistemas Detección Contraincendios Primer Nivel Soterrado

| Publicaciones | | |
|---------------|-----------|---|
| No. | Fecha | Notas |
| A | 1/20/2020 | Este plano sustituye todos los anteriores |

Propietario

Oficinas Institucionales
Minerd

Ministerio de Educación de
la República Dominicana
Av.Bolívar, Esq. Calle La
Vega, Gascue

Firma Autorizada

Planta Sistemas
Detección
Contraincendios Primer
Nivel Soterrado

ANOTACIONES:
Anotaciones 1
Anotaciones 2

ESCALA: 1:100

HOJA: C11.03

222
de
289