


EL CONTENIDO DE ESTE PLANO ESTÁ PROTEGIDO POR LA LEY 66-50 DE DERECHO DE AUTOR Y ES PROPIEDAD INTELECTUAL DE MODO FORMA DE EN CONSECUENCIA, NO PODRÁ SER MODIFICADO NI TOTAL NI PARCIALMENTE SIN EL CONSENTIMIENTO EXPRESO DEL AUTOR. TODOS LOS DERECHOS ESTÁN RESERVADOS. ©

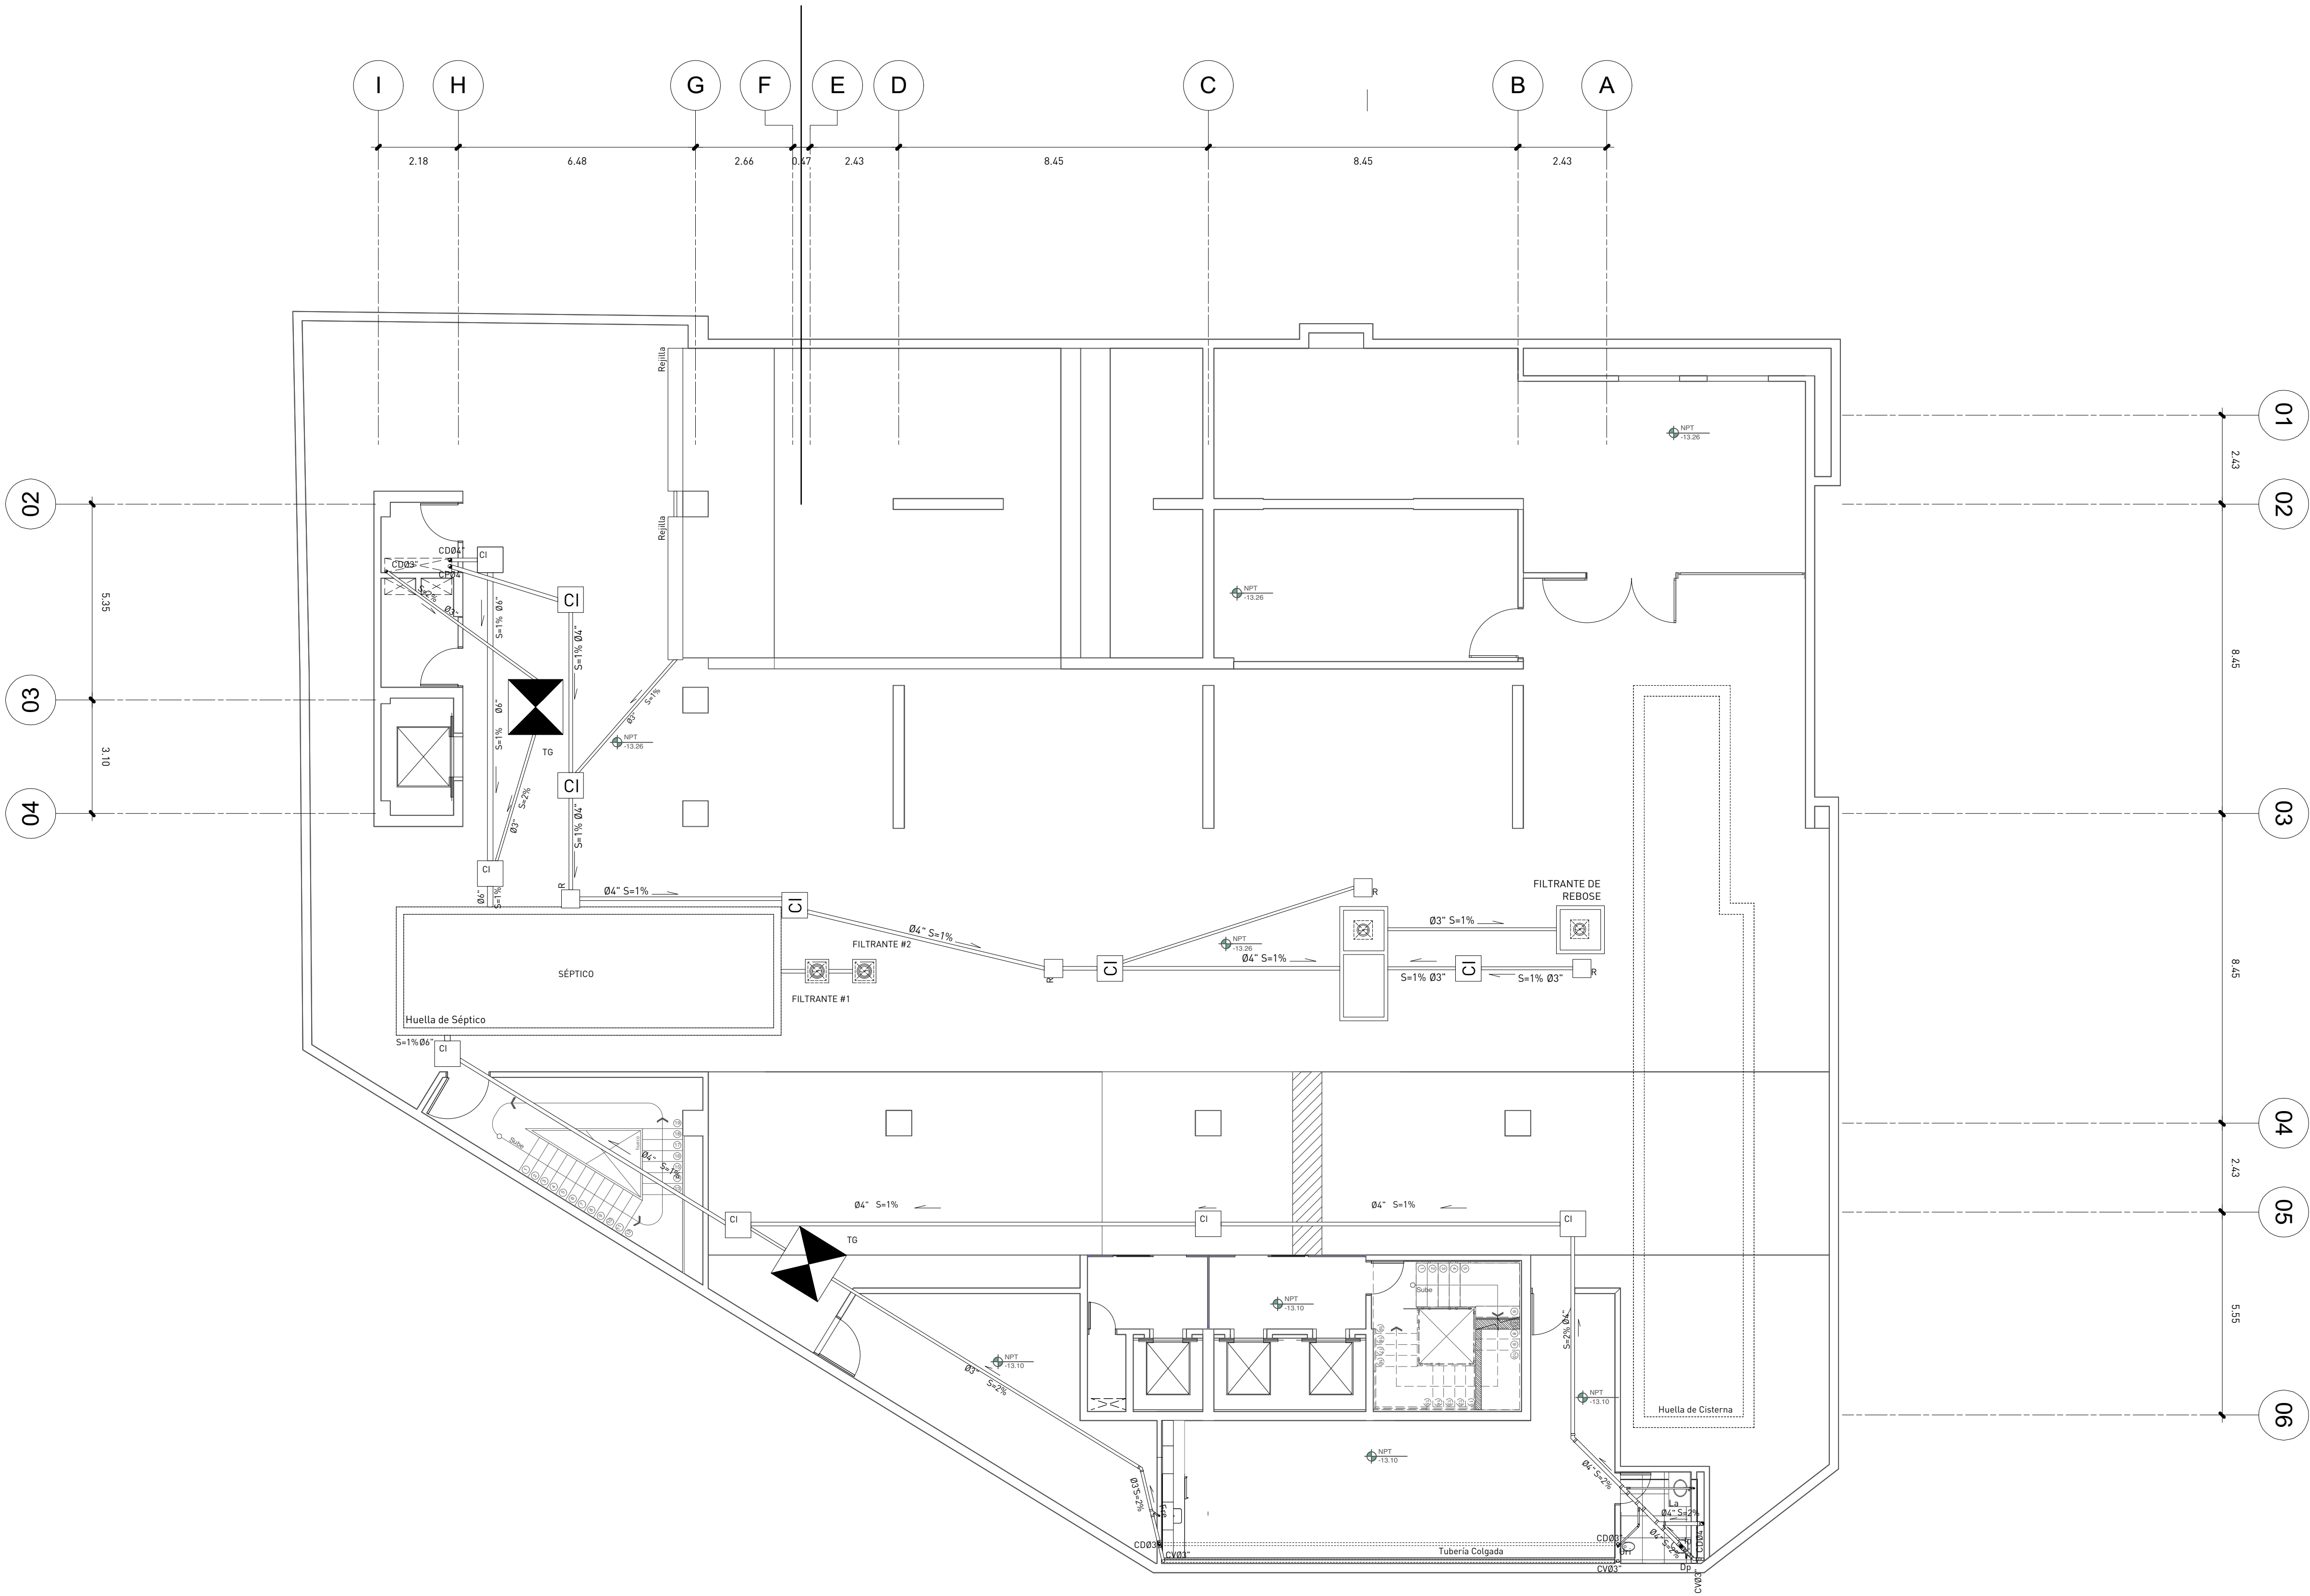

1
IH1.13.177
Planta Drenaje Pluvial Cuarto Nivel Soterrado
1:100
0 1 2 3 4 m

ARQUITECTURA

Arq. Rubén Hernández Fontana C-00-0000
Irina Angulo Luna C-00-0000

FIRMA AUTORIZADA:

Arq. Dévaki Pratt Van der Linde C-18629

FIRMA AUTORIZADA:

COLABORADORES:

Leopoldo Recio
María del Pilar Nuñez

MODELOS BIM:

Rubén Hernández Fontana
María del Pilar Nuñez
Leopoldo Recio

MODELOS FÍSICOS:

Scarlet Zimmermann
Rubén Hernández Fontana

DOCUMENTACIÓN:

Irina Angulo / Scarlet Zimmermann

CONSULTORES

IMESA Contratistas Eléctricos
SISTEMA DE AIRE ACONDICIONADO
Robinson Henríquez
11827

FIRMA AUTORIZADA:

Geotecnia y Sondeos Srl
ESTUDIOS GEOTÉCNICOS Y DE SUELOS
Ing. Rafael Pérez Pérez
C-9754

BOG Ingeniería

DISEÑO DE ESTRUCTURAS
Ing. Fernando González
C-7688

FIRMA AUTORIZADA:

Heaven Construction
DISEÑO ELÉCTRICO Y MECÁNICO
Ing. Luis Romero
C-6485

FIRMA AUTORIZADA:

Taveras Ingeniería & Servicios Srl
DISEÑO HIDROSANITARIO Y DE DRENAJE PLUVIAL
Ing. Rabel Montero
C-32427

FIRMA AUTORIZADA:

Ingeniería De Protección (Inprotec)
CONTROLES DE ACCESO Y CCTV

NOTAS / REVISIONES

R-#	Fecha	Descripción
G	13/05/18	MODIFICACIÓN: ARI EN CADA NIVEL, SEGUN REQUERIMIENTOS PLANEAMIENTO URBANO
H	07/06/18	REVISIÓN ARI
I	13/07/18	APROBACIÓN ARI
J	11/11/18	Corrección MOPC
K	30/10/18	Corrección Eléctrica MOPC

PROPIETARIO

Oficinas Institucionales
Minerd

Ministerio de Educación de
la República Dominicana
Av.Bolívar, Esq. Calle La
Vega, Gascue

Planta Drenaje Pluvial
Cuarto Nivel Soterrado

ANOTACIONES:

ESCALA:

1:100

HOJA:

IH1.13.177