


EL CONTENIDO DE ESTE PLANO ESTÁ PROTEGIDO POR LA LEY 66-92 DE DERECHO DE AUTOR Y ES PROPIEDAD INTELECTUAL DE MODO FORMA SIN EL CONSENTIMIENTO ESCRITO DEL AUTOR. TODOS LOS DERECHOS ESTÁN RESERVADOS. ©

NOTAS GENERALES:

- 1-PARA BAÑOS.
- a) AGUA POTABLE:
- a.1. LAS DERIVACIONES SERÁN DE UN DIÁMETRO IGUAL A Ø2" Ø1 1/2", Ø1", Ø3/4".
- a.2. LAS DERIVACIONES SECUNDARIAS SERÁN DE UN DIÁMETRO IGUAL A Ø 1/2" (AL APARATO).
- a.3. LAS TUBERÍAS SERÁN DE P.V.C. SCH-80.
- a.4. LA TUBERÍA EXTERIOR DE AGUA POTABLE SERÁ EN POLIPROPILENO.
- a.5. LA TUBERÍA DE LA COLUMNA DE IMPULSION SERÁ EN POLIPROPILENO.
- a.6. LA TUBERÍA DE AGUAS CALIENTES SERÁN DE CPVC.
- b) AGUAS NEGRAS.
- b.1. LAS PENDIENTES DE TODOS LOS COLECTORES SERÁN DE 2 %.
- b.2. LAS TUBERÍAS DE LOS COLECTORES SERÁN DE P.V.C. SDR-41.

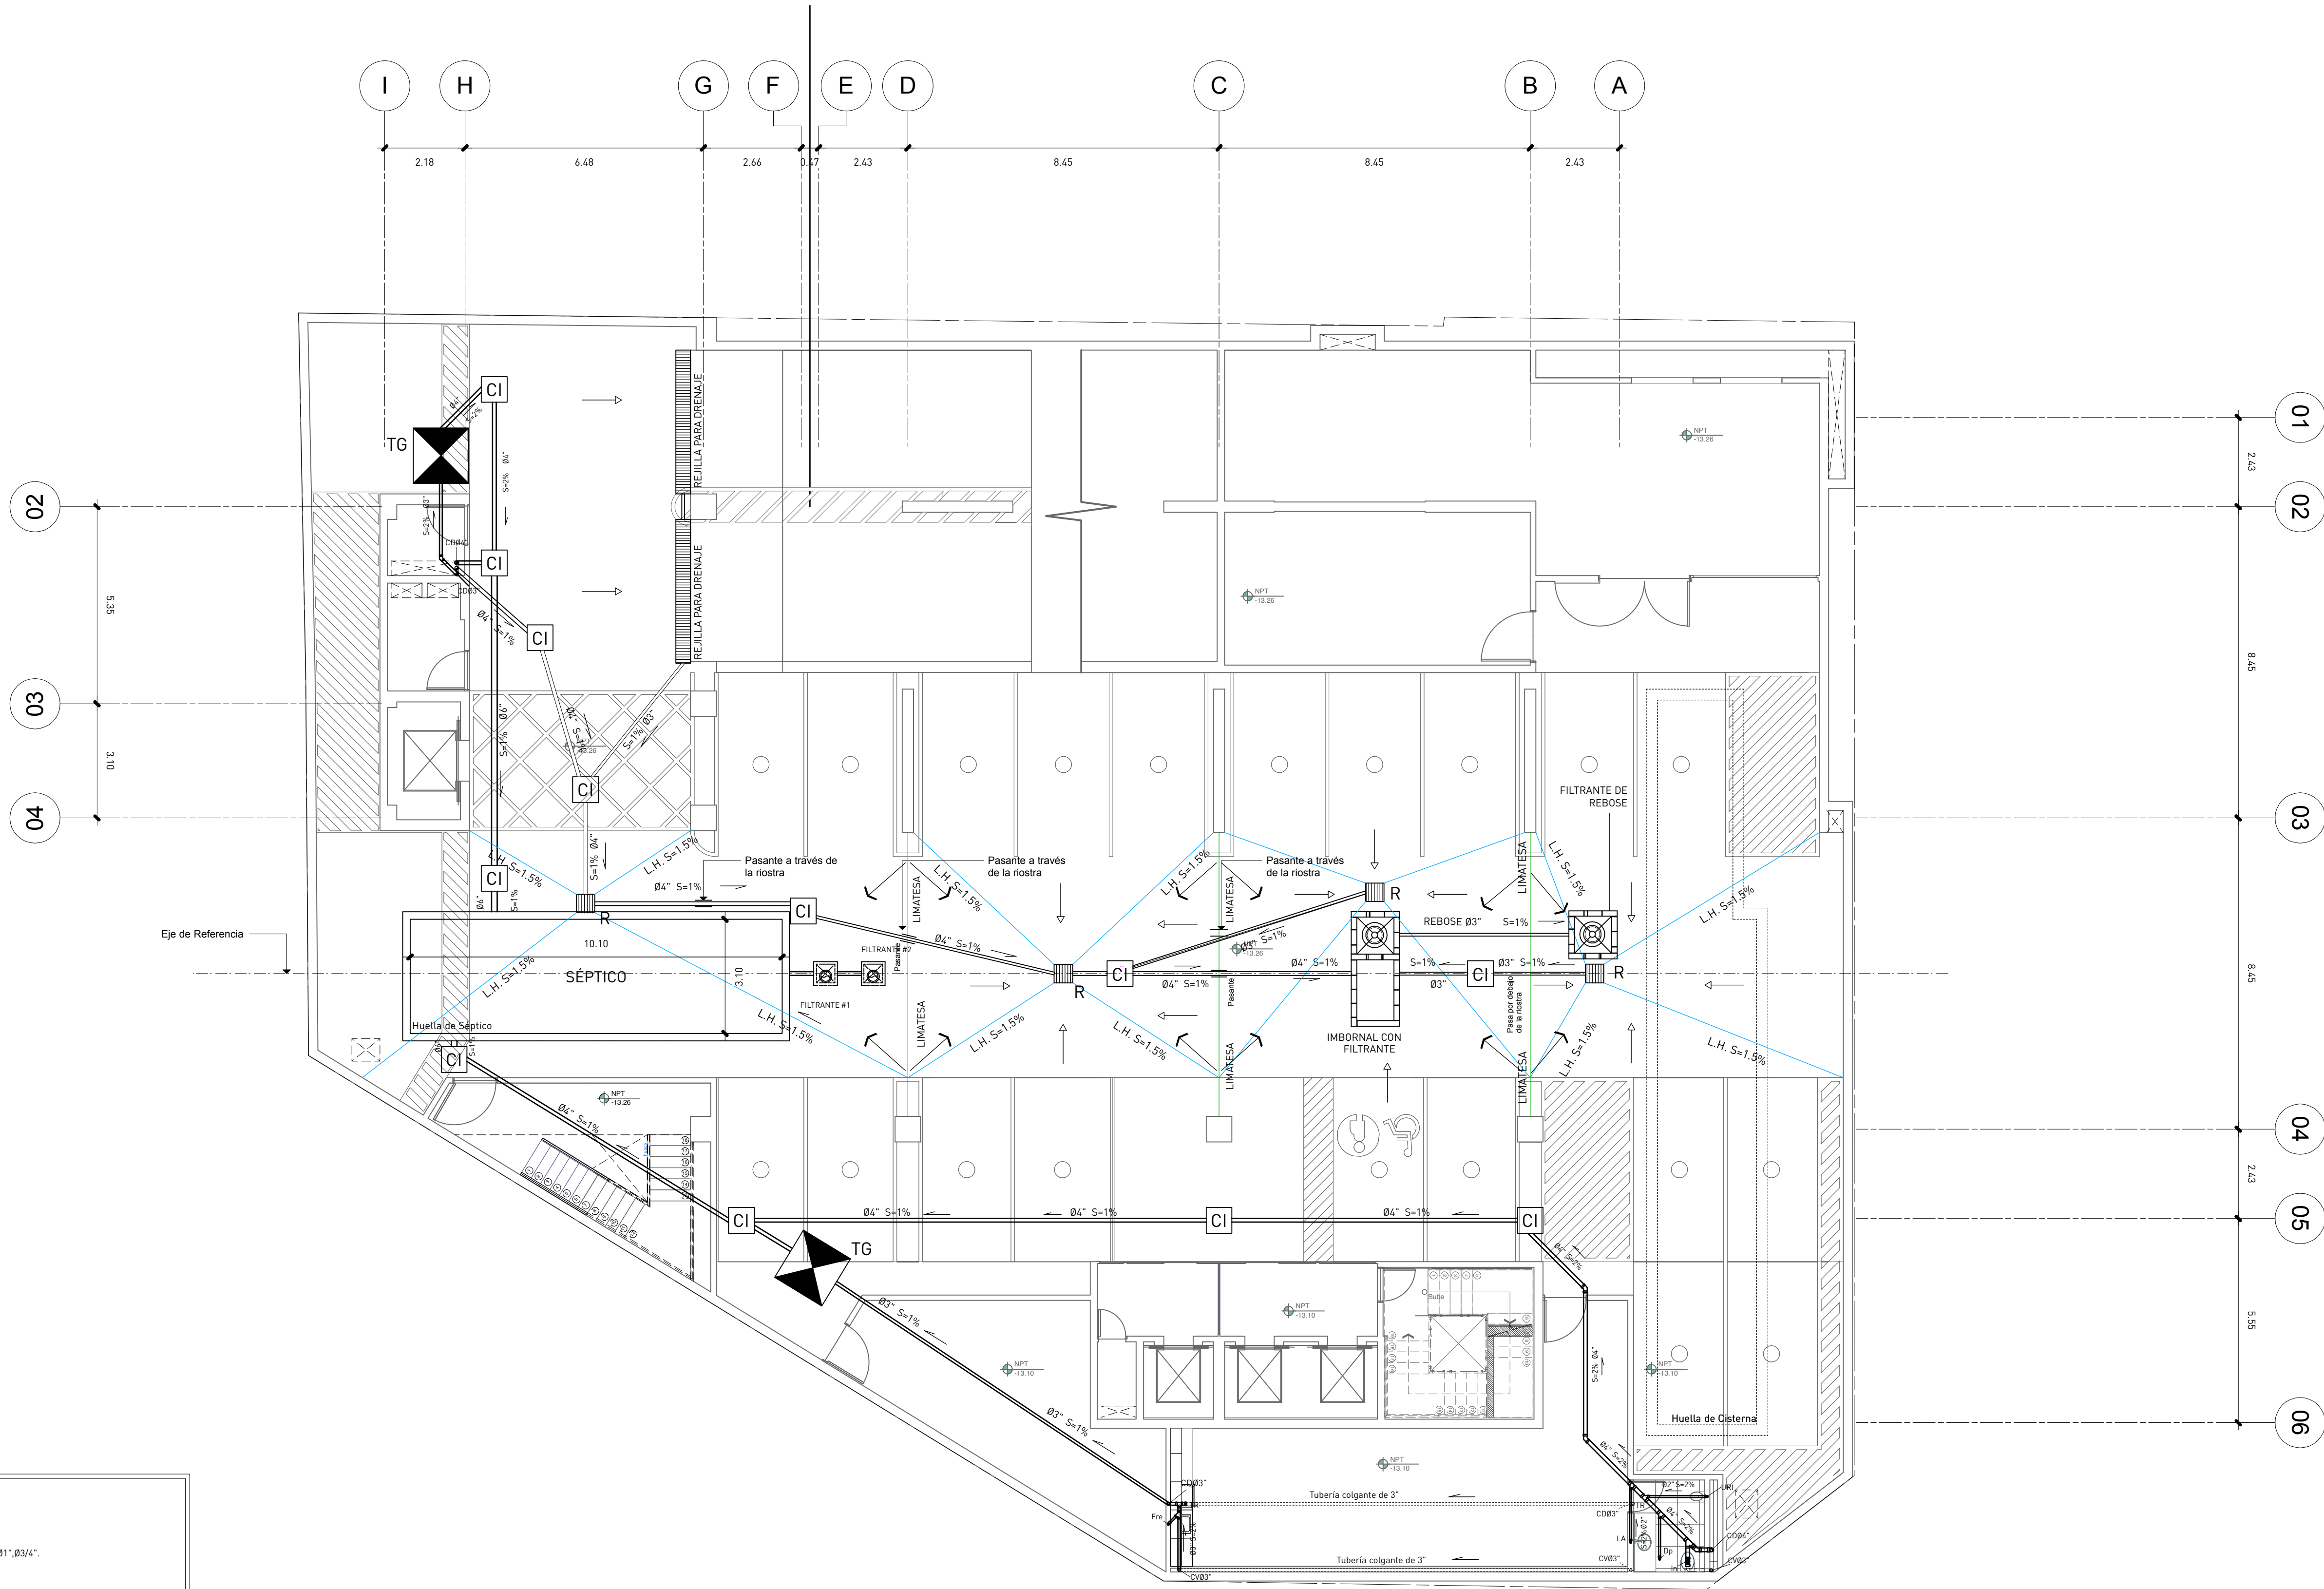

LEYENDA SANITARIA		
Nombre	Abrev.	Símbolo
AGUA FRIA	—	—
AGUAS NEGRAS	—	—
BAJANTE DE DESCARGA	BD.	⬇️
CAJA DE INSPECCION	C.I.	⬜
COL. AGUA FRIA	C.A.F.	⬜
CAJA DE VALVULA	C.V.	⬜
COL. DE IMPULSION	C.I.	⬜
COLECTOR PLUVIAL	—	—
COL. AGUA SUPERFICIAL	C.P.S.	⬜
DIÁMETRO	Ø	—
DESAGUE DE PISO	DP	⬜
EQUIPO DE BOMBEO	E.B.	⬜
INODORO	IN	⬜
LAVAMANOS	LA	⬜
DRENAJE PLUVIAL	CP	⬜
LIMA HOYA	L.H.	⬜
LIMA TESA	L.T.	⬜
POZO FILTRANTE	P.F.	⬜
TAPON REGISTRO	TR.	⬜
VALVULA DE PASO	VP.	⬜
REGISTRO DE CAIDA	R.C.	⬜
TUBERIA DE P.V.C.	P.V.C.	⬜
TUB. HIERRO GALVANIZADO	H.G.	⬜
VENTILACION	V.	⬜
TANQUE HIDRONEUMATICO	TH.	⬜
SALIDA DE AGUA	—	⬜
REJILLA DE DESAGÜE	R.D.	⬜
REJILLA DE DESAGÜE	RE	⬜
PENDIENTE EN %	S	—
VALVULA RETENCION VERT.	V.R.V.	⬜
CALENTADOR	CE	⬜
LAVADERO	LR	⬜
LAVADORA	LAV	⬜
FREGADERO	Fre	⬜
DUCHA	DU	⬜



estudio caribe

C/ Armando Oscar Padilla #1025, Urb. Fernández,
D.N. Santo Domingo, Rep. Dom.
T: 809.927.4384
www.estudiocaribe.net

ARQUITECTURA

Arq. Rubén Hernández Fontana C-00-0000
Irma Angulo Luna C-00-0000

FIRMA AUTORIZADA:

Arq. Dévaki Pratt Van der Linde C-18623

FIRMA AUTORIZADA

COLABORADORES:

Leopoldo Recio
María del Pilar Nuñez

MODELOS BIM:

Rubén Hernández Fontana
María del Pilar Nuñez
Leopoldo Recio

MODELOS FÍSICOS:

Scarlet Zimmermann
Rubén Hernández Fontana

DOCUMENTACIÓN:

Irma Angulo / Scarlet Zimmermann

CONSULTORES

IMESA Contratistas Eléctricos
SISTEMA DE AIRE ACONDICIONADO
Robinson Henríquez
11827

FIRMA AUTORIZADA

Geotecnia y Sondeos Srl
ESTUDIOS GEOTÉCNICOS Y DE SUELOS
Ing. Rafael Pérez Pérez
C-8754

BOG Ingeniería

DISEÑO DE ESTRUCTURAS
Ing. Fernando González
C-7886

FIRMA AUTORIZADA

Heaven Construction
DISEÑO ELÉCTRICO Y MECÁNICO
Ing. Luis Romero
C-9485

FIRMA AUTORIZADA

Taveras Ingeniería & Servicios Srl
DISEÑO HIDROSANITARIO Y DE DRENAJE PLUVIAL
Ing. Rabel Montero
C-38427

FIRMA AUTORIZADA

Ingeniería De Protección (Inprotec)
CONTROLES DE ACCESO Y CCTV

NOTAS / REVISIONES

R-#	Fecha	Descripción
E	07/06/18	REVISIÓN ACH
F	13/07/18	APROBACIÓN ACH
G	11/11/18	Corrección MOPC
H	30/10/18	Corrección Eléctrica MOPC
I	19/02/08	NUEVA ESCALERA DE EMERGENCIAS

PROPIETARIO

Oficinas Institucionales
Minerd

Ministerio de Educación de
la República Dominicana
Av.Bolívar, Esq. Calle La
Vega, Gascue

Planta Sanitaria de Aguas
Negras Cuarto Nivel
Soterrado

ANOTACIONES:

ESCALA:

1:100

HOJA:

IH1.07.174