


EL CONTENIDO DE ESTE PLANO ESTÁ PROTEGIDO POR LA LEY 66-00 DE DERECHO DE AUTOR Y ES PROPIEDAD INTELECTUAL DE MODO FORMA DE EN CONSECUENCIA, NO PODRÁ SER MODIFICADO NI TOTAL NI PARCIALMENTE SIN EL CONSENTIMIENTO EXPRESO DEL AUTOR. TODOS LOS DERECHOS ESTÁN RESERVADOS. ©

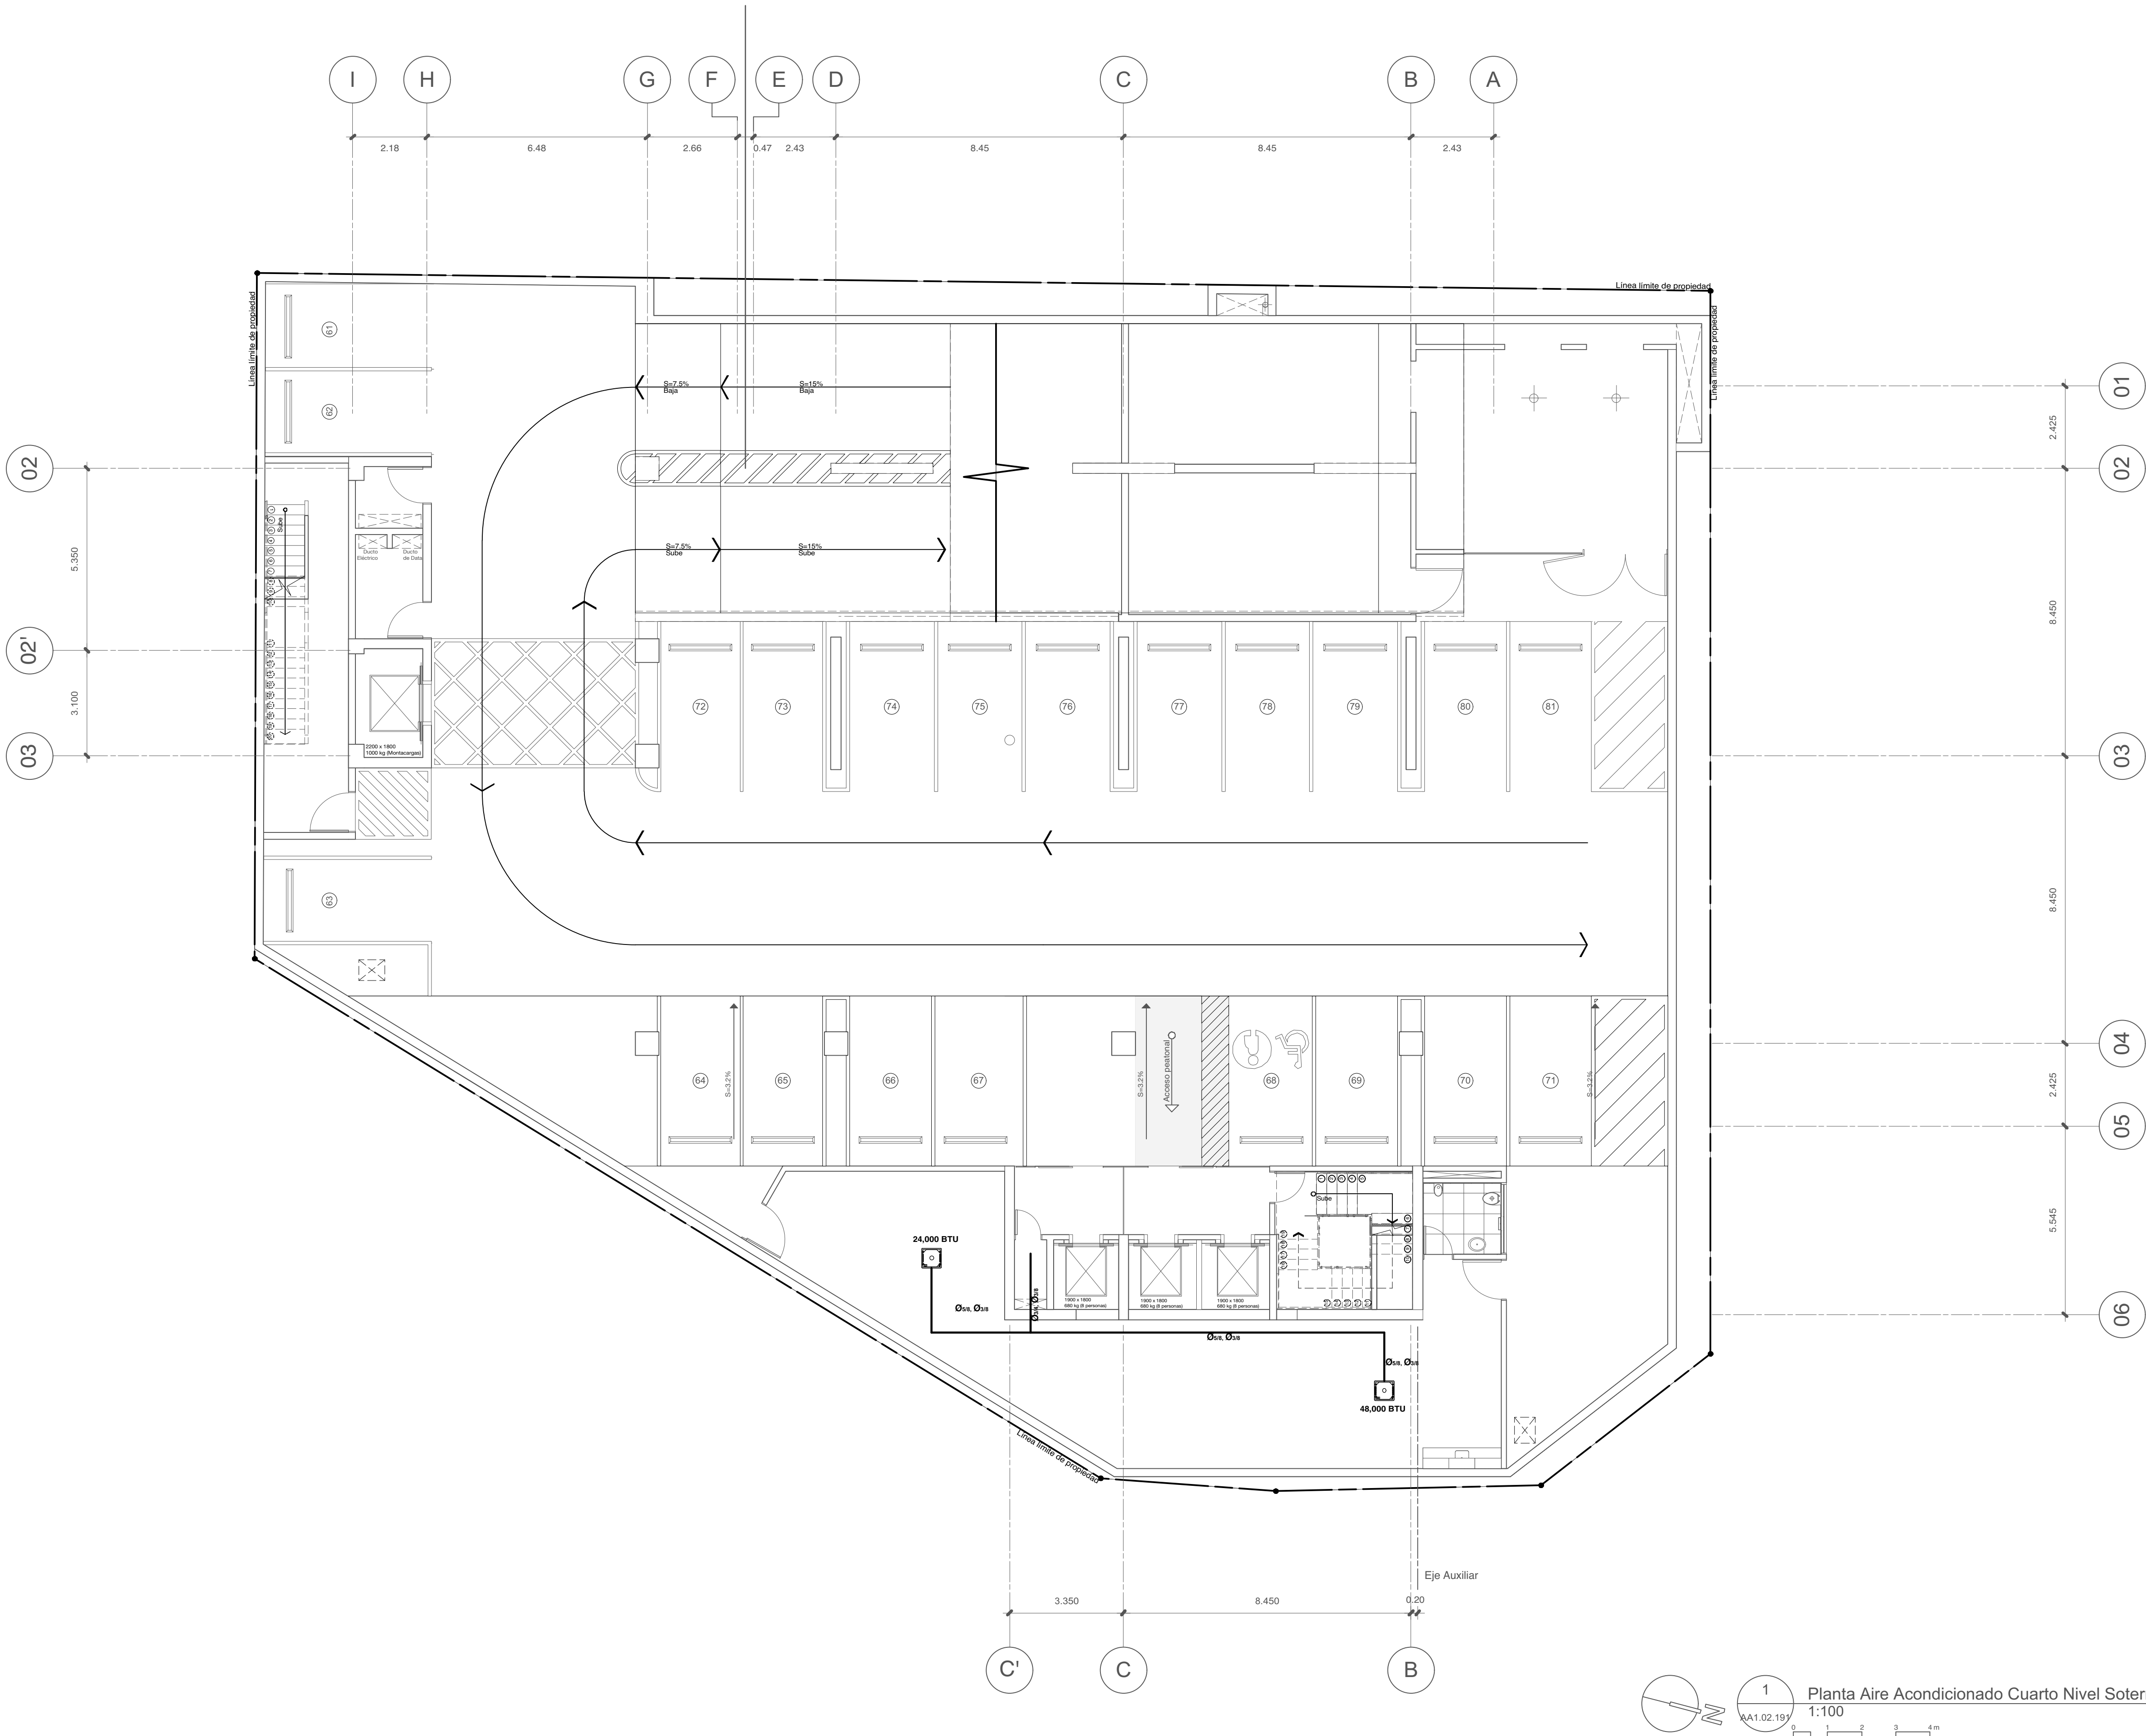

estudio caribe

C/ Avenida Oscar Piñero #128, Urb. Fernández,
D.N. Santo Domingo, Rep. Dom.
T: 809-457-4384
www.estudiocaribe.net

ARQUITECTURA

Arq. Rubén Hernández Fontana C-00-0000
Irina Angulo Luna C-00-0000

FIRMA AUTORIZADA:

Arq. Devaki Pratt Van der Linde C-18623

FIRMA AUTORIZADA

COLABORADORES:

Leopoldo Rocio
María del Pilar Nuñez

MODELOS BIM:

Rubén Hernández Fontana
María del Pilar Nuñez
Leopoldo Rocio

MODELOS FÍSICOS:

Scarlet Zimmermann
Rubén Hernández Fontana

DOCUMENTACIÓN:

Irina Angulo / Scarlet Zimmermann

CONSULTORES

IMESA Contratistas Eléctricos
SISTEMA DE AIRE ACONDICIONADO
Robinson Henríquez
11827

FIRMA AUTORIZADA

Geotecnia y Sondeos Srl
ESTUDIOS GEOTÉCNICOS Y DE SUELOS
Ing. Rafael Pérez Pérez
C-9154

BOG Ingeniería

DISEÑO DE ESTRUCTURAS
Ing. Fernando González
C-7888

FIRMA AUTORIZADA

Heaven Construction
DISEÑO ELÉCTRICO Y MECÁNICO
Ing. Luis Romero
C-9485

FIRMA AUTORIZADA

Taveras Ingeniería & Servicios Srl
DISEÑO HIDROSANITARIO Y DE DRENAJE PLUVIAL
Ing. Rafael Montero
C-32427

FIRMA AUTORIZADA

Ingeniería De Protección (Inprotec)
CONTROLES DE ACCESO Y CCTV

NOTAS / REVISIONES

R-#	Fecha	Descripción
G	13/05/18	MODIFICACIÓN: 0.80 EN CADA NIVEL SEGUN REQUERIMIENTOS PLANEAMIENTO URBANO
H	07/06/18	REVISIÓN ADN
I	13/07/18	APROBACIÓN ADN
J	11/11/18	Corrección MOPC
K	30/10/18	Corrección Eléctrica MOPC

PROPIEDAD

Oficinas Institucionales
Minerd

Ministerio de Educación de
la República Dominicana
Av. Bolívar, Esq. Calle La
Vega, Gascue

Planta Aire Acondicionado
Cuarto Nivel Soterrado

ANOTACIONES:


ESCALA:

1:100

HOJA:

AA1.02.191

EL CONTENIDO DE ESTE PLANO ESTÁ PROTEGIDO POR LA LEY 66-00 DE DERECHO DE AUTOR Y ES PROPIEDAD INTELECTUAL DE MODO FORMA DE EN CONSECUENCIA, NO PODRÁ SER MODIFICADO NI TOTAL NI PARCIALMENTE SIN EL CONSENTIMIENTO EXPRESO DEL AUTOR. TODOS LOS DERECHOS ESTÁN RESERVADOS. ©

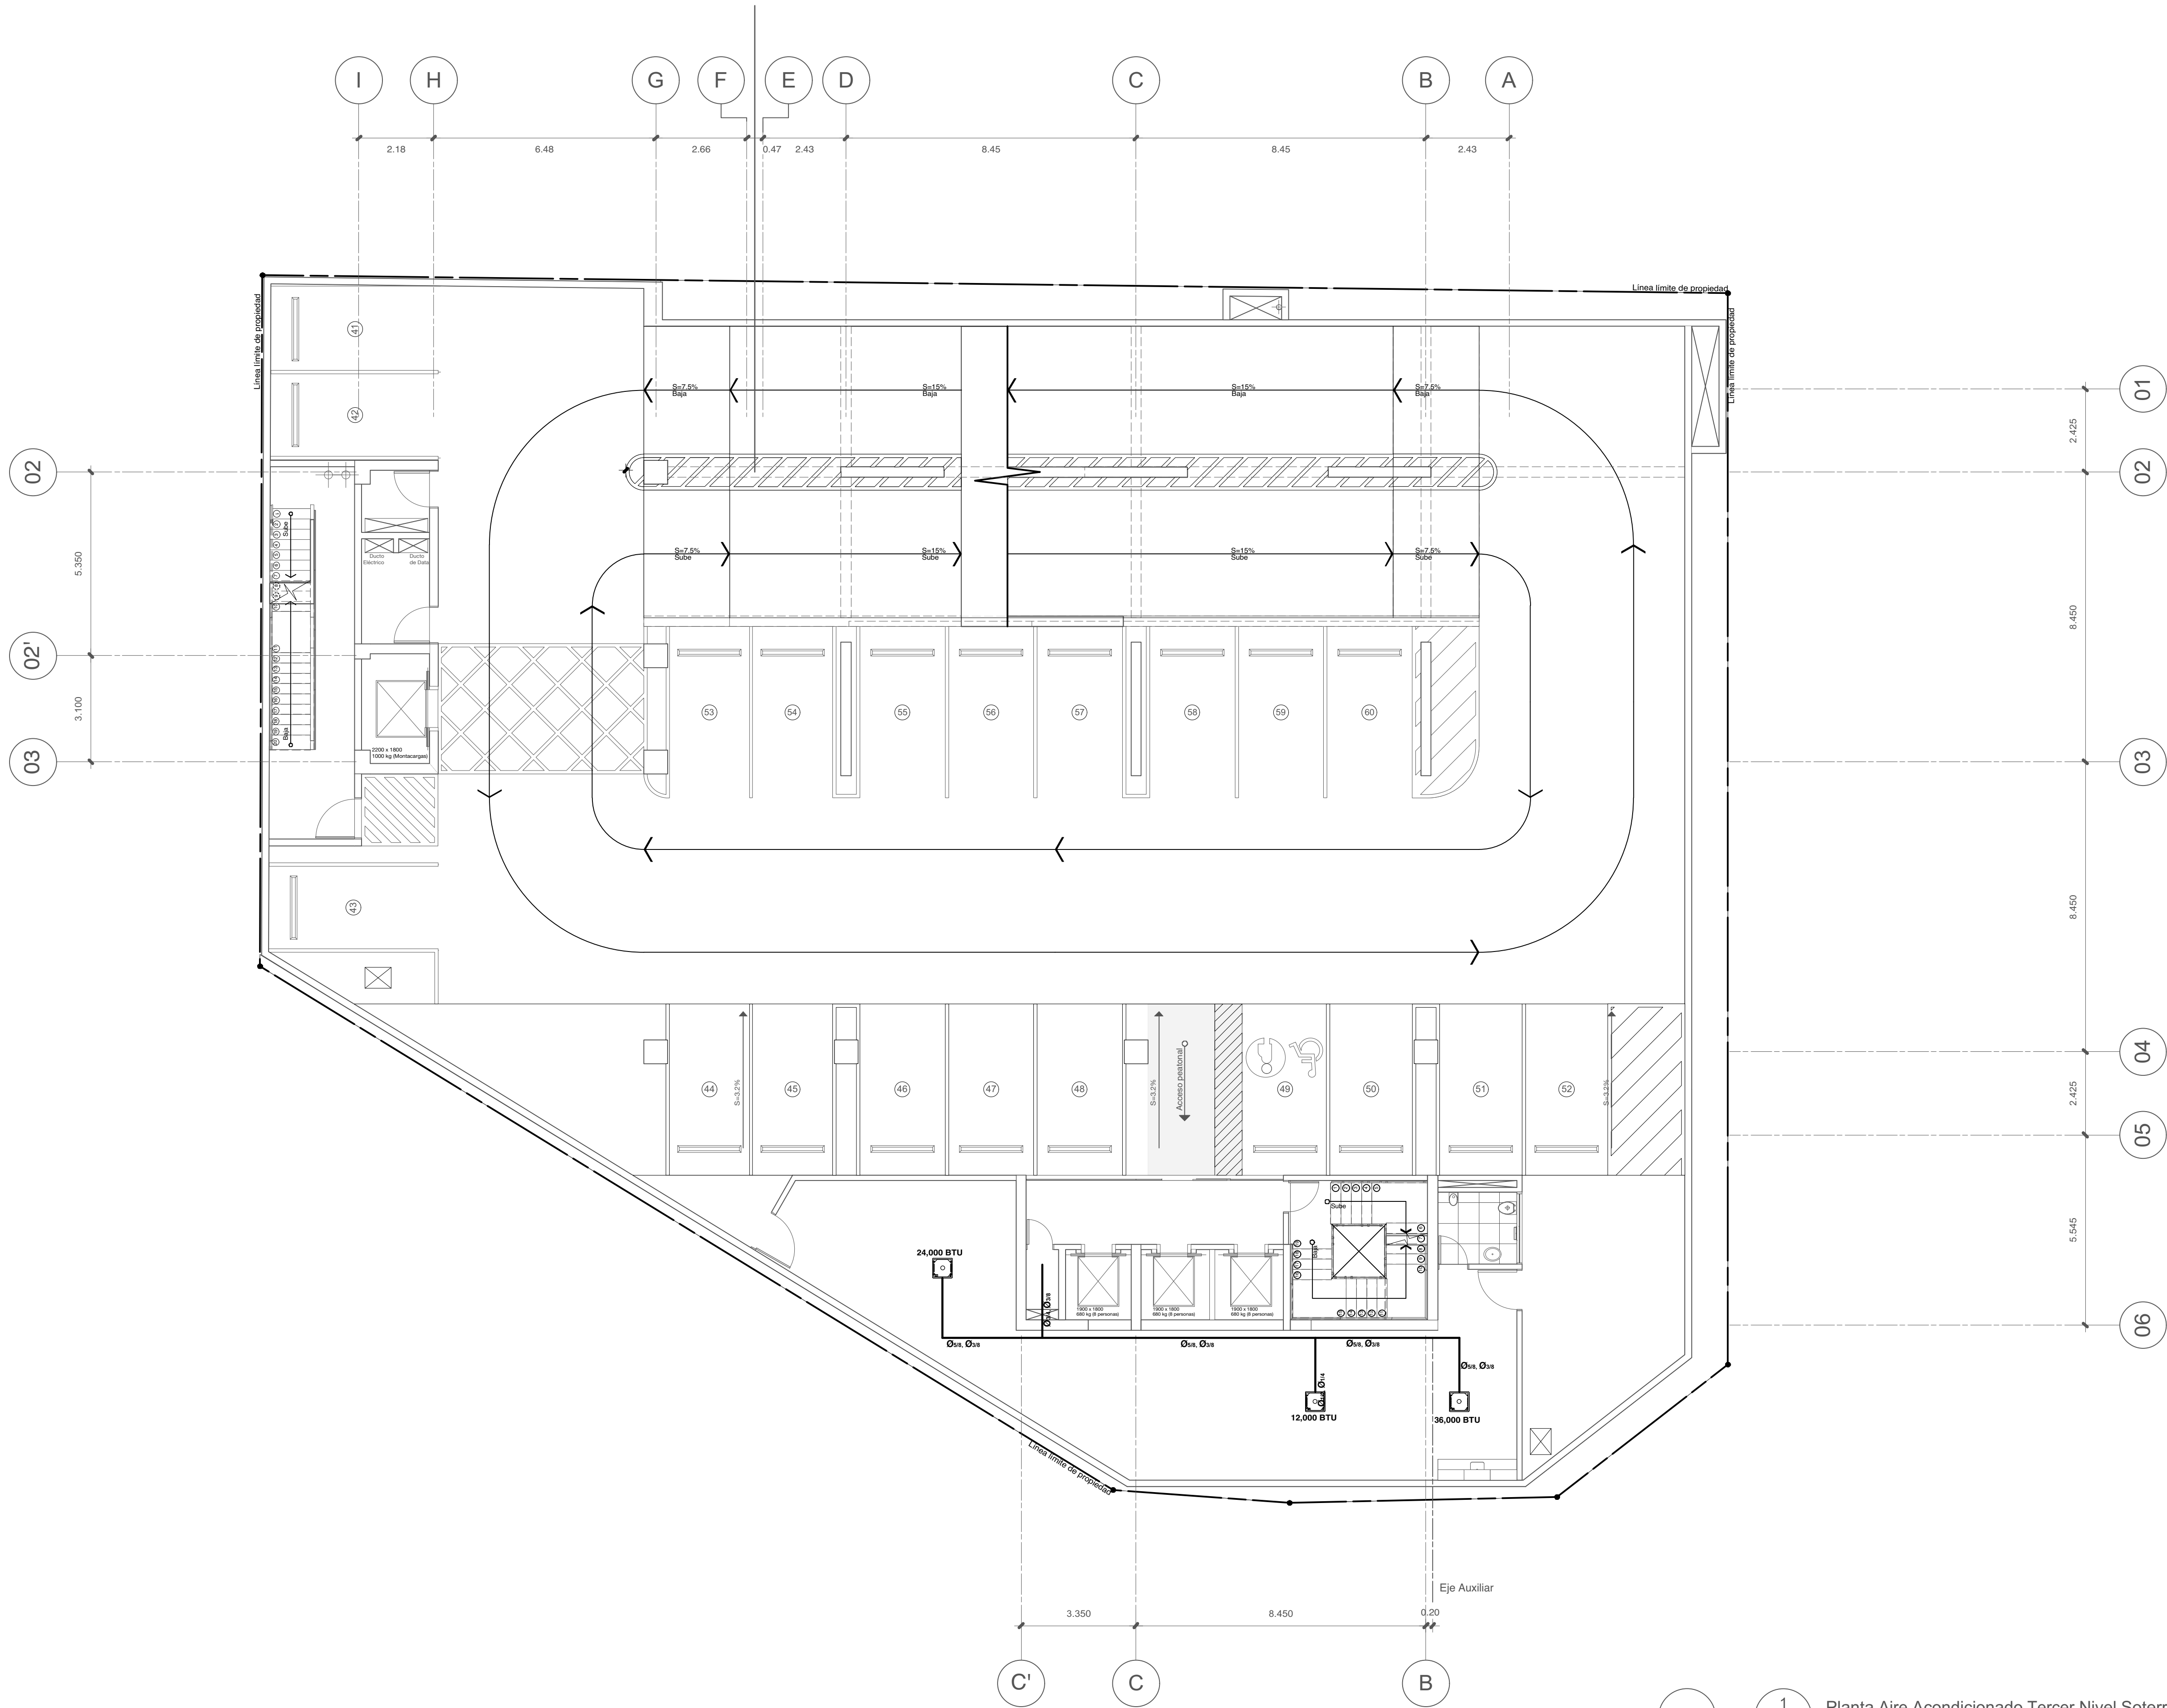

1 Planta Aire Acondicionado Tercer Nivel Soterrado
AA1.04.193 1:100



estudio caribe

C/ Armando Oscar Paredes #128, Urb. Fernández,
D.N. Santo Domingo, Rep. Dom.
T. 809-947-4384
www.estudiocaribe.net

ARQUITECTURA

Arq. Rubén Hernández Fontana C-00-0000
Irina Angulo Luna C-00-0000

FIRMA AUTORIZADA:

Arq. Devaki Pratt Van der Linde C-18623

FIRMA AUTORIZADA

COLABORADORES:

Leopoldo Rocio
María del Pilar Nuñez

MODELOS BIM:

Rubén Hernández Fontana
María del Pilar Nuñez
Leopoldo Rocio

MODELOS FÍSICOS:

Scarlet Zimmermann
Rubén Hernández Fontana

DOCUMENTACIÓN:

Irina Angulo / Scarlet Zimmermann

CONSULTORES

IMESA Contratistas Eléctricos
SISTEMA DE AIRE ACONDICIONADO
Robinson Henríquez
11827

FIRMA AUTORIZADA

Geotecnia y Sondeos Srl
ESTUDIOS GEOTÉCNICOS Y DE SUELOS
Ing. Rafael Pérez Pérez
C-9154

BOG Ingeniería

DISEÑO DE ESTRUCTURAS
Ing. Fernando González
C-7888

FIRMA AUTORIZADA

Heaven Construction

DISEÑO ELÉCTRICO Y MECÁNICO
Ing. Luis Romero
C-9485

FIRMA AUTORIZADA

Taveras Ingeniería & Servicios Srl

DISEÑO HIDROSANITARIO Y DE DRENAJE PLUVIAL
Ing. Rafael Montero
C-32427

FIRMA AUTORIZADA

Ingeniería De Protección (Inprotec)

CONTROLES DE ACCESO Y CCTV

NOTAS / REVISIONES

R-#	Fecha	Descripción
G	13/05/18	MODIFICACIÓN: 0.80 EN CADA NIVEL SEGUN REQUERIMIENTOS PLANEAMIENTO URBANO
H	07/06/18	REVISIÓN ADN
I	13/07/18	APROBACIÓN ADN
J	11/11/18	Corrección MOPC
K	30/10/18	Corrección Eléctrica MOPC

PROPIETARIO

Oficinas Institucionales
Minerd

Ministerio de Educación de
la República Dominicana
Av. Bolívar, Esq. Calle La
Vega, Gascue

Planta Aire Acondicionado
Tercer Nivel Soterrado

ANOTACIONES:


ESCALA:

1:100

HOJA:

AA1.04.193

EL CONTENIDO DE ESTE PLANO ESTÁ PROTEGIDO POR LA LEY 66-00 DE DERECHO DE AUTOR Y ES PROPIEDAD INTELECTUAL. DE NINGUNA FORMA DEBE SER REPRODUCIDO, NI TOTAL NI PARCIALMENTE SIN EL CONSENTIMIENTO EXPRESO DEL AUTOR. TODOS LOS DERECHOS ESTÁN RESERVADOS. ©

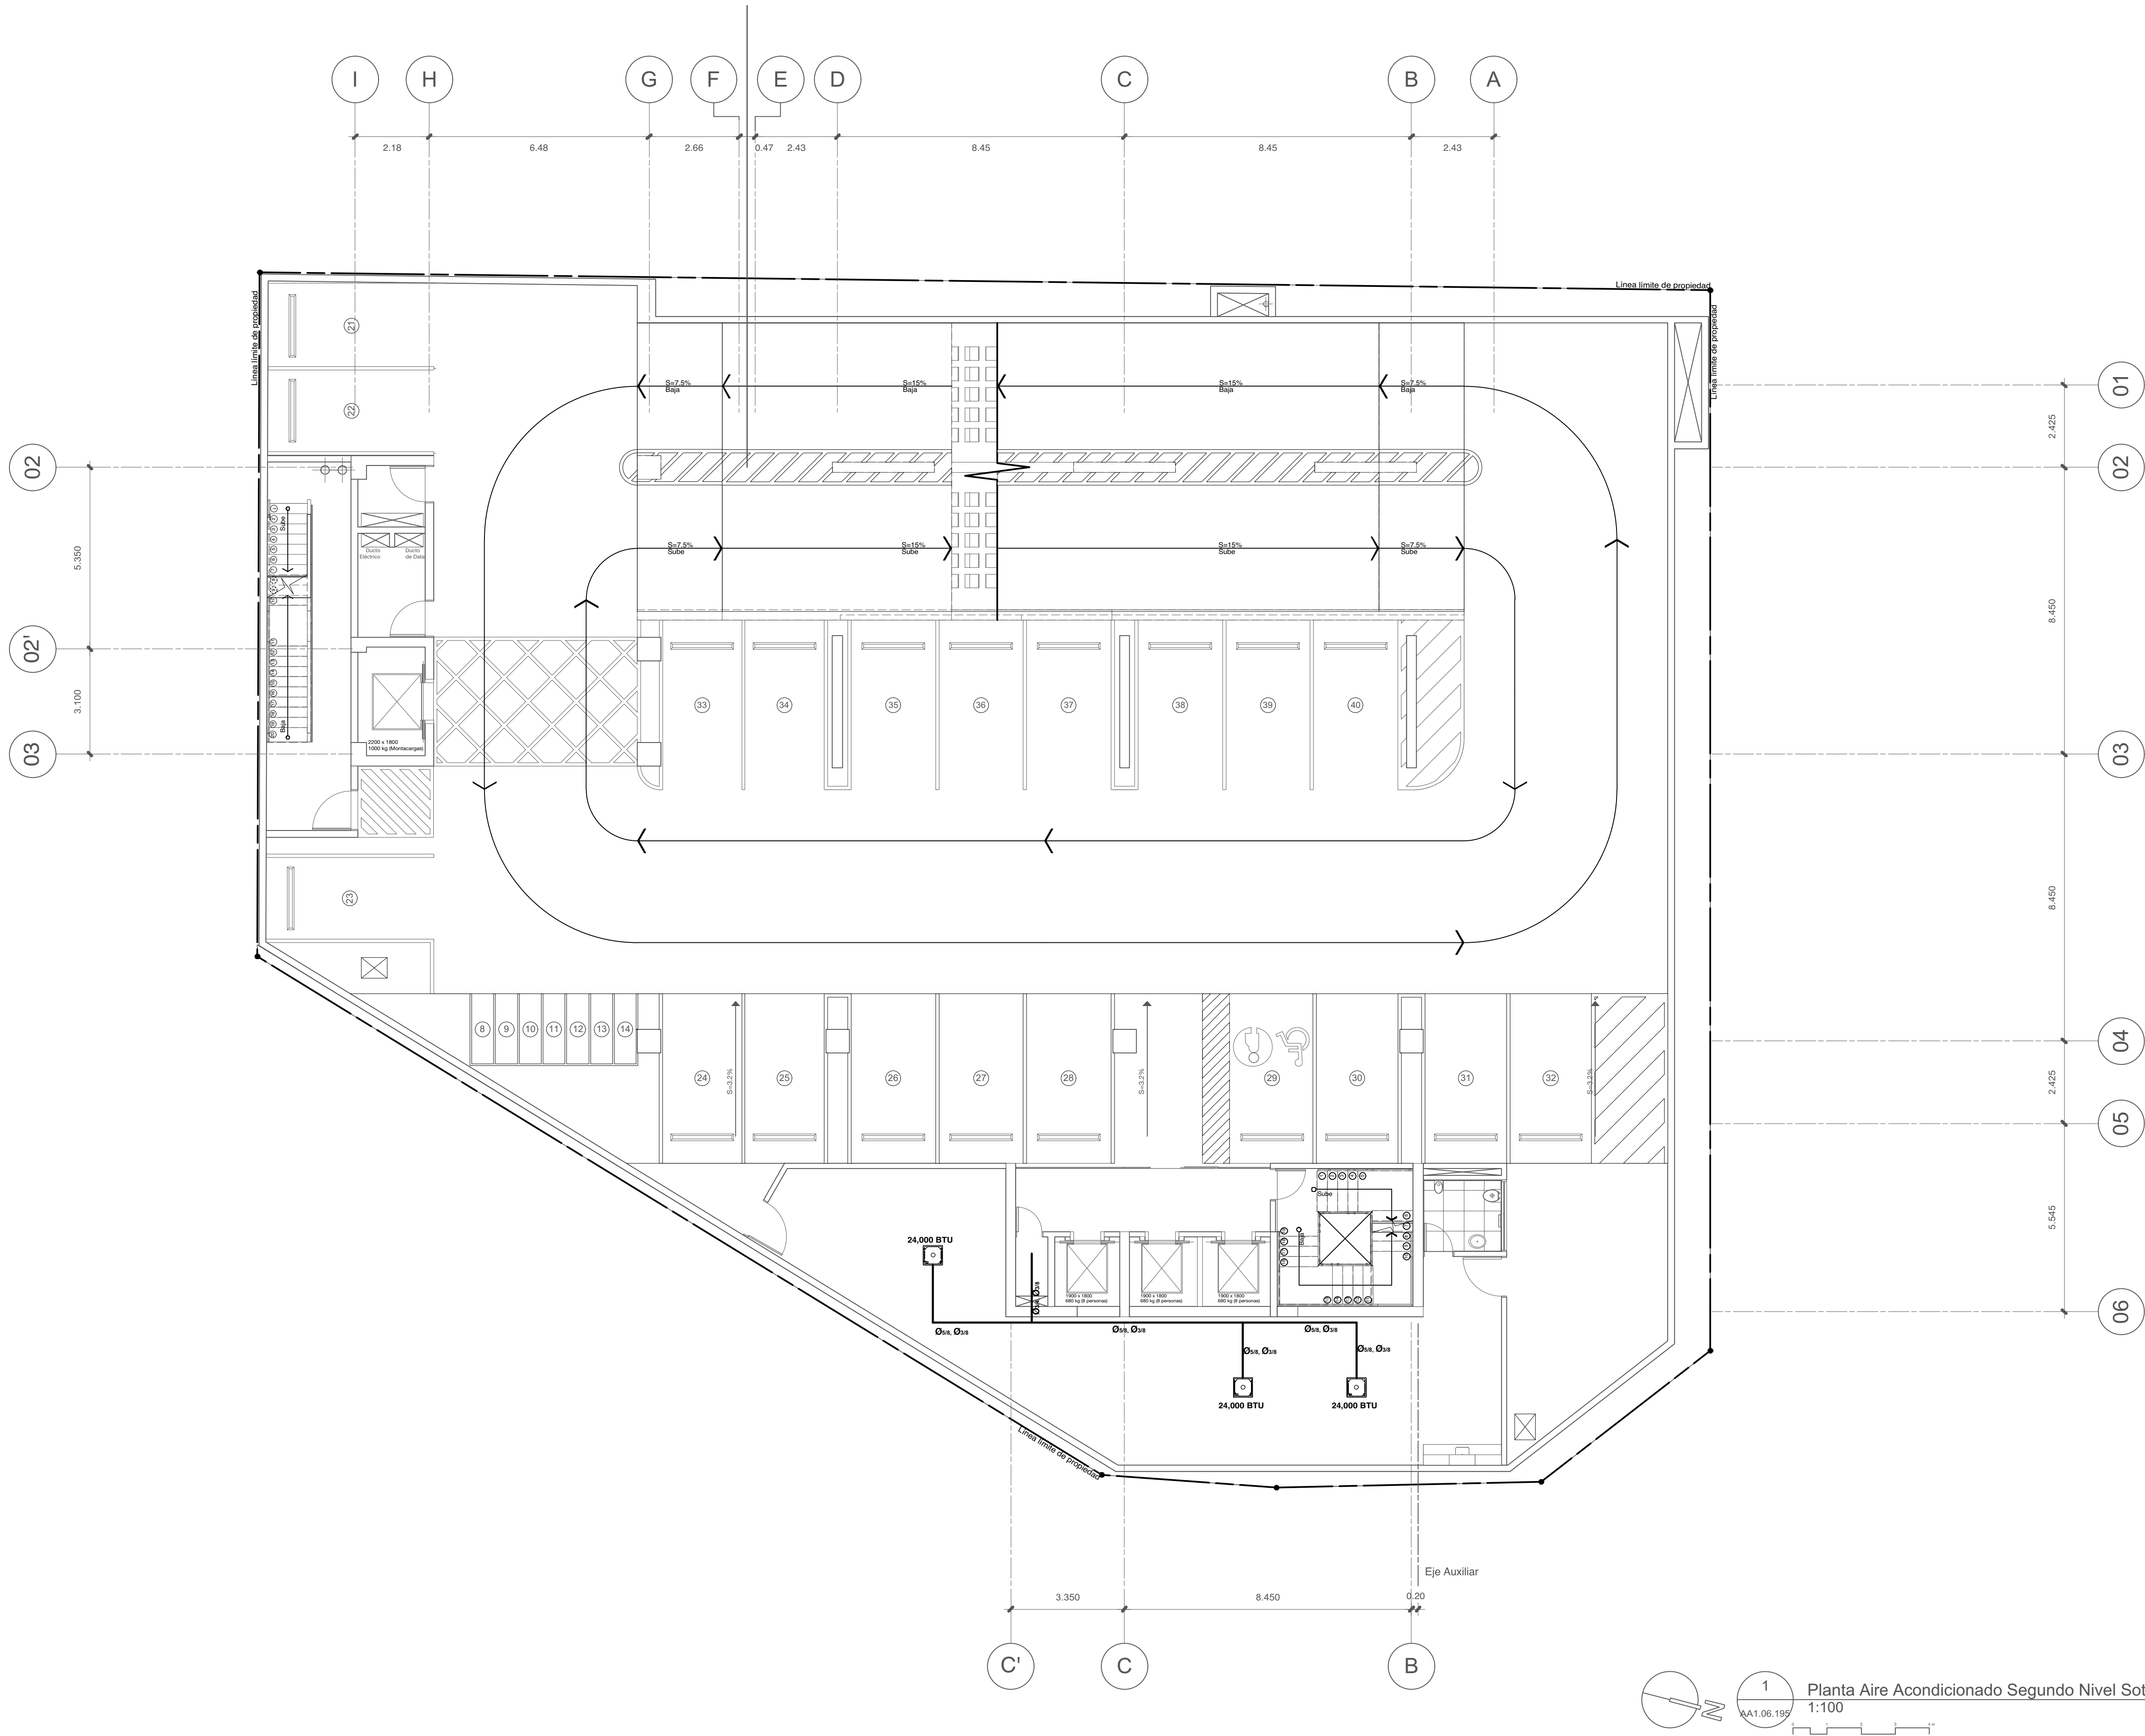

estudio caribe

C/ Armando Oscar Paredes #128, Uto, Fernández,
D.N. Santo Domingo, Rep. Dom.
T: 809-457-4384
www.estudiocaribe.net

ARQUITECTURA

Arq. Rubén Hernández Fontana C-00-0000
Irina Angulo Luna C-00-0000

FIRMA AUTORIZADA:
Arq. Devaki Pratt Van der Linde C-18823

FIRMA AUTORIZADA

COLABORADORES:

Leopoldo Rocio
María del Pilar Nuñez

MODELOS BIM:

Rubén Hernández Fontana
María del Pilar Nuñez
Leopoldo Rocio

MODELOS FÍSICOS:

Scarlet Zimmermann
Rubén Hernández Fontana

DOCUMENTACIÓN:

Irina Angulo / Scarlet Zimmermann

CONSULTORES

IMESA Contratistas Eléctricos
SISTEMA DE AIRE ACONDICIONADO
Robinson Henríquez
11827

FIRMA AUTORIZADA

Geotecnia y Sondeos Srl
ESTUDIOS GEOTÉCNICOS Y DE SUELOS
Ing. Rafael Pérez Pérez
C-9154

BOG Ingeniería

DISEÑO DE ESTRUCTURAS
Ing. Fernando González
C-7888

FIRMA AUTORIZADA

Heaven Construction
DISEÑO ELÉCTRICO Y MECÁNICO
Ing. Luis Romero
C-9485

FIRMA AUTORIZADA

Taveras Ingeniería & Servicios Srl
DISEÑO HIDROSANITARIO Y DE DRENAJE PLUVIAL
Ing. Rabel Montero
C-32427

FIRMA AUTORIZADA

Ingeniería De Protección (Inprotec)
CONTROLES DE ACCESO Y CCTV

NOTAS / REVISIONES

R-#	Fecha	Descripción
G	13/05/18	MODIFICACIÓN: 0.80 EN CADA NIVEL SEGUN REQUERIMIENTOS PLANEAMIENTO URBANO
H	07/06/18	REVISIÓN ADN
I	13/07/18	APROBACIÓN ADN
J	11/11/18	Corrección MOPC
K	30/10/18	Corrección Eléctrica MOPC

PROPIETARIO

Oficinas Institucionales
Minerd

Ministerio de Educación de
la República Dominicana
Av. Bolívar, Esq. Calle La
Vega, Gascue

Planta Aire Acondicionado
Segundo Nivel Soterrado

ANOTACIONES:


ESCALA:

1:100

HOJA:

AA1.06.195

EL CONTENIDO DE ESTE PLANO ESTÁ PROTEGIDO POR LA LEY 66-00 DE DERECHO DE AUTOR Y ES PROPIEDAD INTELECTUAL DE TODO FORMA DE EN CONSECUENCIA, NO PODRÁ SER MODIFICADO NI TOTAL NI PARCIALMENTE SIN EL CONSENTIMIENTO EXPRESO DEL AUTOR. TODOS LOS DERECHOS ESTÁN RESERVADOS. ©

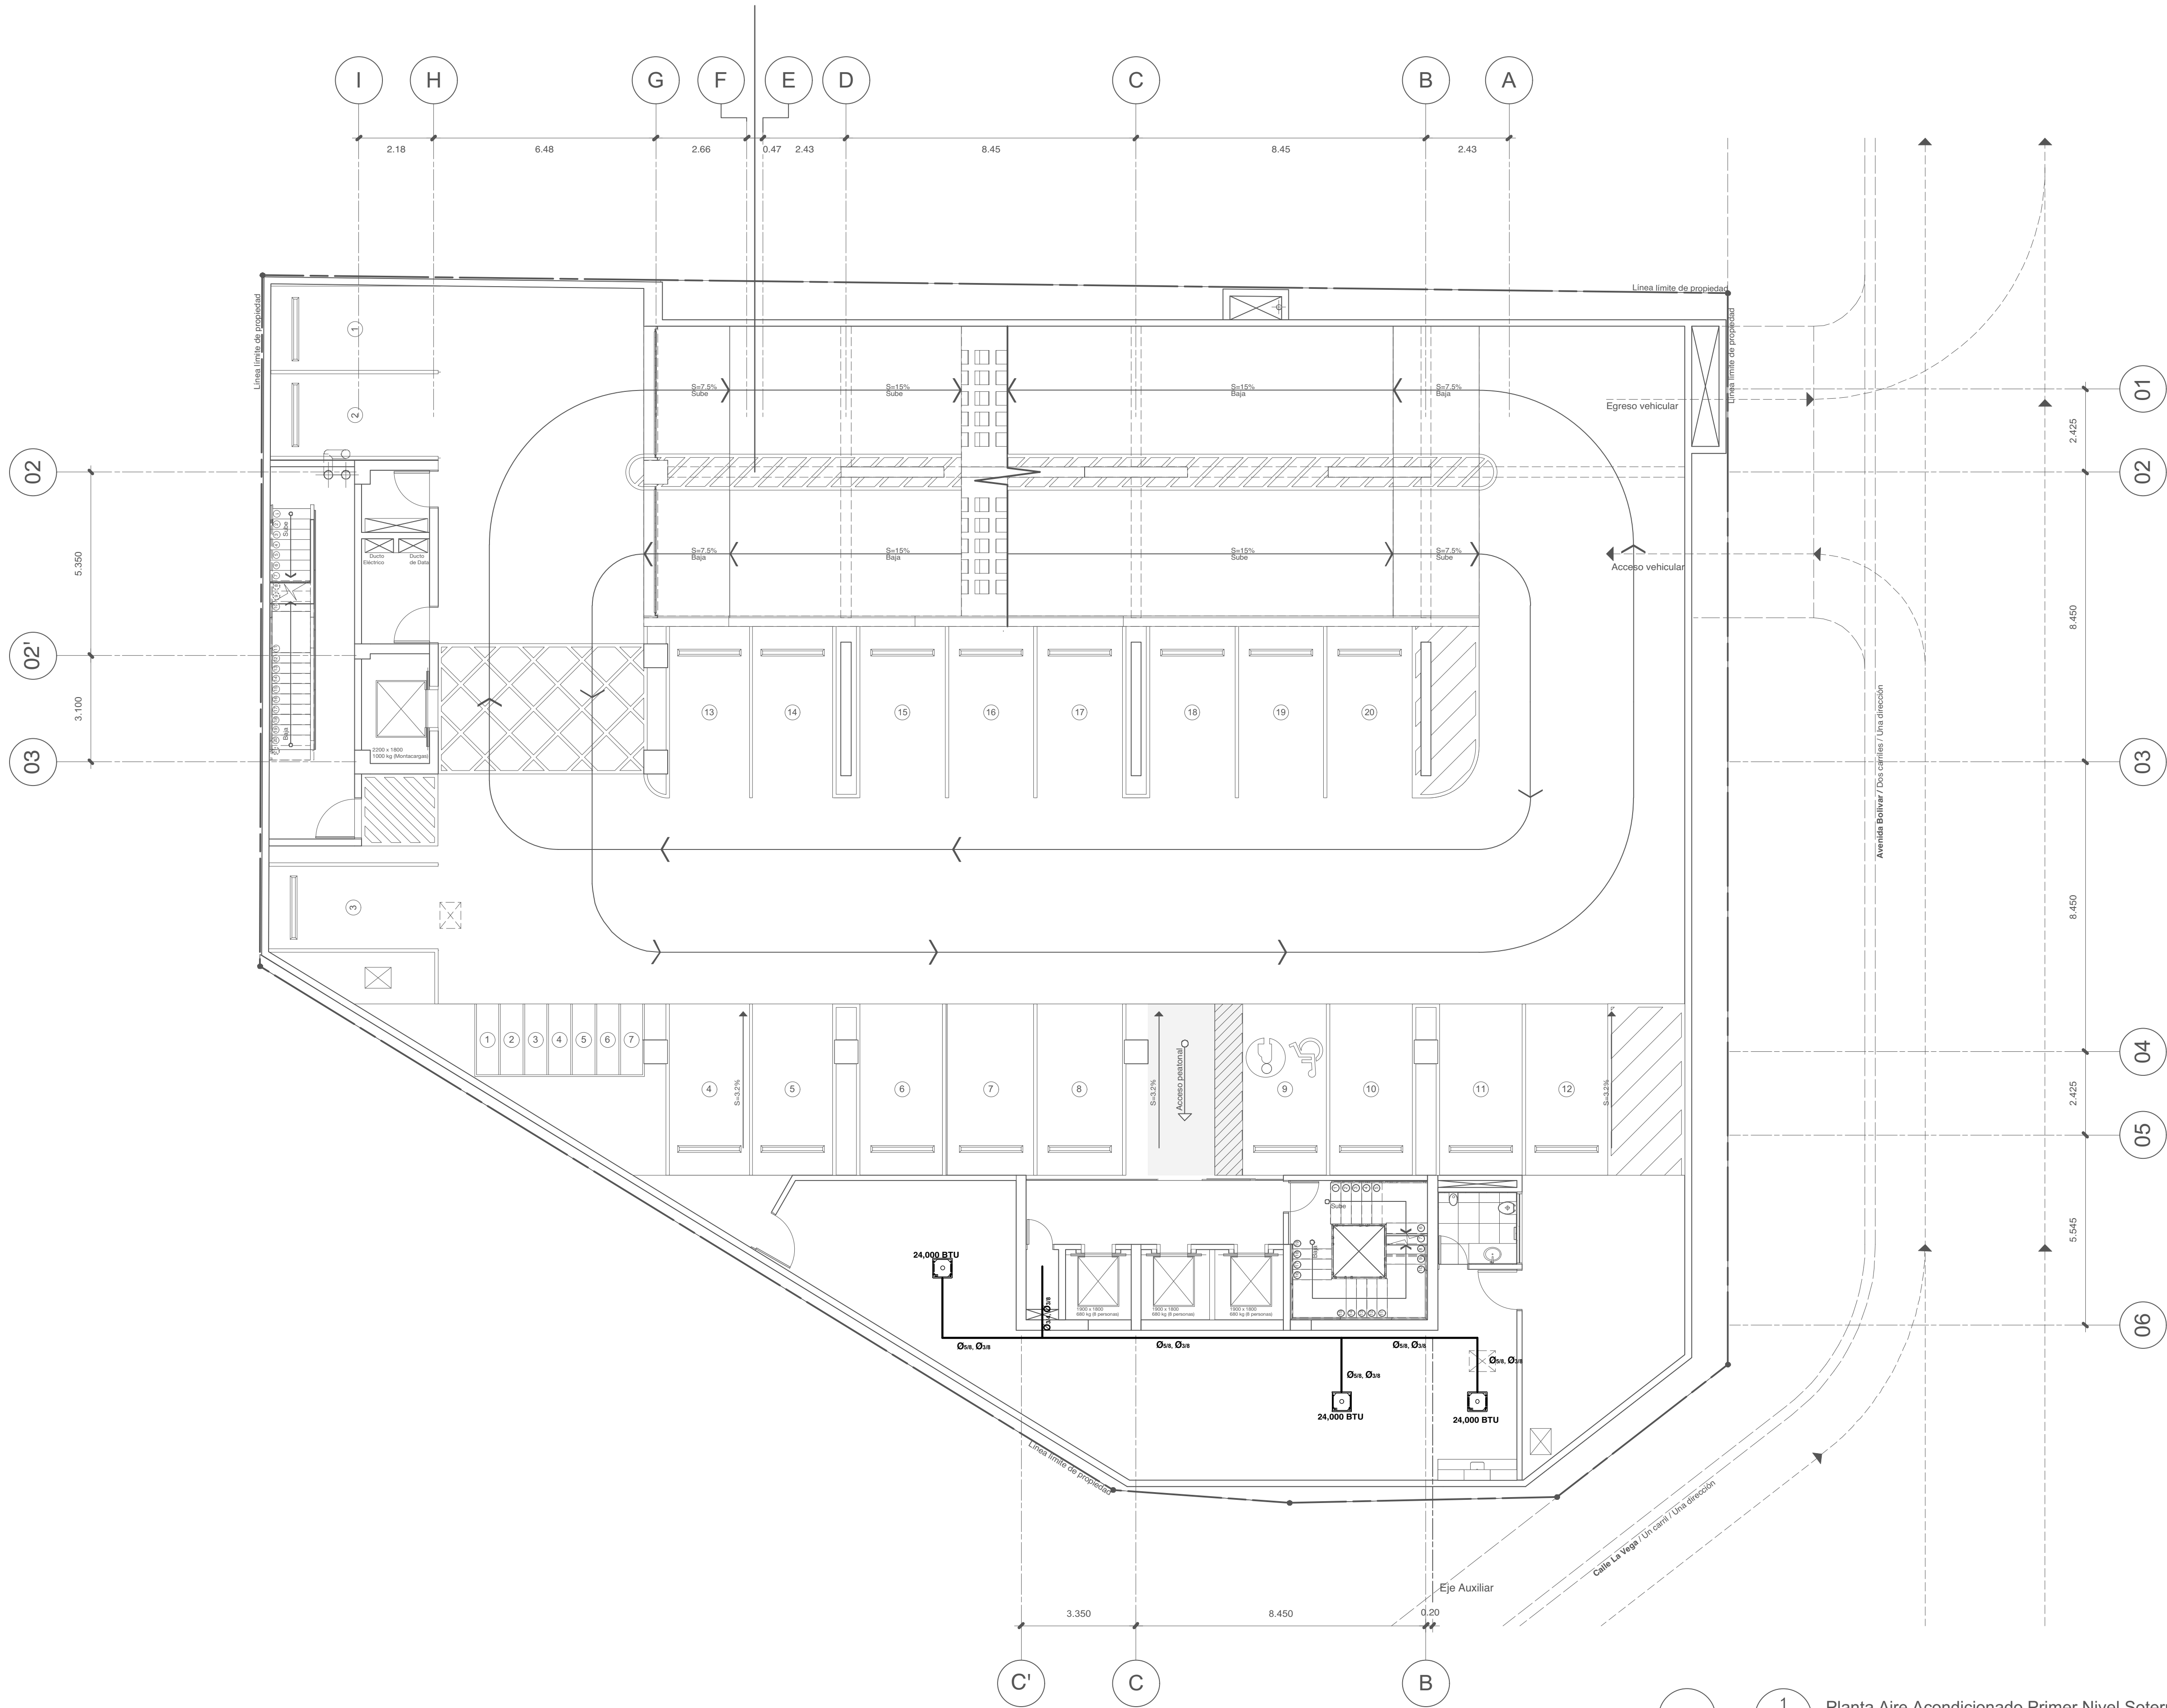

1 Planta Aire Acondicionado Primer Nivel Soterrado
AA1.08.197 1:100



estudio caribe
C/ Avenida Oscar Piñero #128, Uto, Fernández,
D.N. Santo Domingo, Rep. Dom.
T: 809-957-4384
www.estudiocaribe.net

ARQUITECTURA
Arq. Rubén Hernández Fontana C-00-0000
Irma Angulo Luna C-00-0000

FIRMA AUTORIZADA:
Arq. Devaki Pratt Van der Linde C-18623

FIRMA AUTORIZADA

COLABORADORES:
Leopoldo Rocio
María del Pilar Nuñez

MODELOS BIM:
Rubén Hernández Fontana
María del Pilar Nuñez
Leopoldo Rocio

MODELOS FÍSICOS:
Scarlet Zimmermann
Rubén Hernández Fontana

DOCUMENTACIÓN:
Irma Angulo / Scarlet Zimmermann

CONSULTORES
IMESA Contratistas Eléctricos
SISTEMA DE AIRE ACONDICIONADO
Robinson Henríquez
11827

FIRMA AUTORIZADA

Geotecnia y Sondeos Srl
ESTUDIOS GEOTÉCNICOS Y DE SUELOS
Ing. Rafael Pérez Pérez
C-9754

BOG Ingeniería
DISEÑO DE ESTRUCTURAS
Ing. Fernando González
C-7868

FIRMA AUTORIZADA

Heaven Construction
DISEÑO ELÉCTRICO Y MECÁNICO
Ing. Luis Romero
C-9485

FIRMA AUTORIZADA

Taveras Ingeniería & Servicios Srl
DISEÑO HIDROSANITARIO Y DE DRENAJE PLUVIAL
Ing. Rabel Montero
C-32427

FIRMA AUTORIZADA

Ingeniería De Protección (Inprotec)
CONTROLES DE ACCESO Y CCTV

NOTAS / REVISIONES

R-#	Fecha	Descripción
G	13/05/18	MODIFICACIÓN: 0.80 EN CADA NIVEL SEGUN REQUERIMIENTOS PLANEAMIENTO URBANO
H	07/06/18	REVISIÓN ADN
I	13/07/18	APROBACIÓN ADN
J	11/11/18	Corrección MOPC
K	30/10/18	Corrección Eléctrica MOPC

PROPIETARIO

Oficinas Institucionales
Minerd

Ministerio de Educación de
la República Dominicana
Av.Bolívar, Esq. Calle La
Vega, Gascue

Planta Aire Acondicionado
Primer Nivel Soterrado

ANOTACIONES:

ESCALA:


1:100

HOJA:

AA1.08.197

EL CONTENIDO DE ESTE PLANO ESTÁ PROTEGIDO POR LA LEY 66-00 DE DERECHO DE AUTOR Y ES PROPIEDAD INTELECTUAL DE MODO FORMA DE EN CONSECUENCIA, NO PODRÁ SER MODIFICADO NI TOTAL NI PARCIALMENTE SIN EL CONSENTIMIENTO EXPRESO DEL AUTOR. TODOS LOS DERECHOS ESTÁN RESERVADOS. ©

Solar No. 116-DEF-C

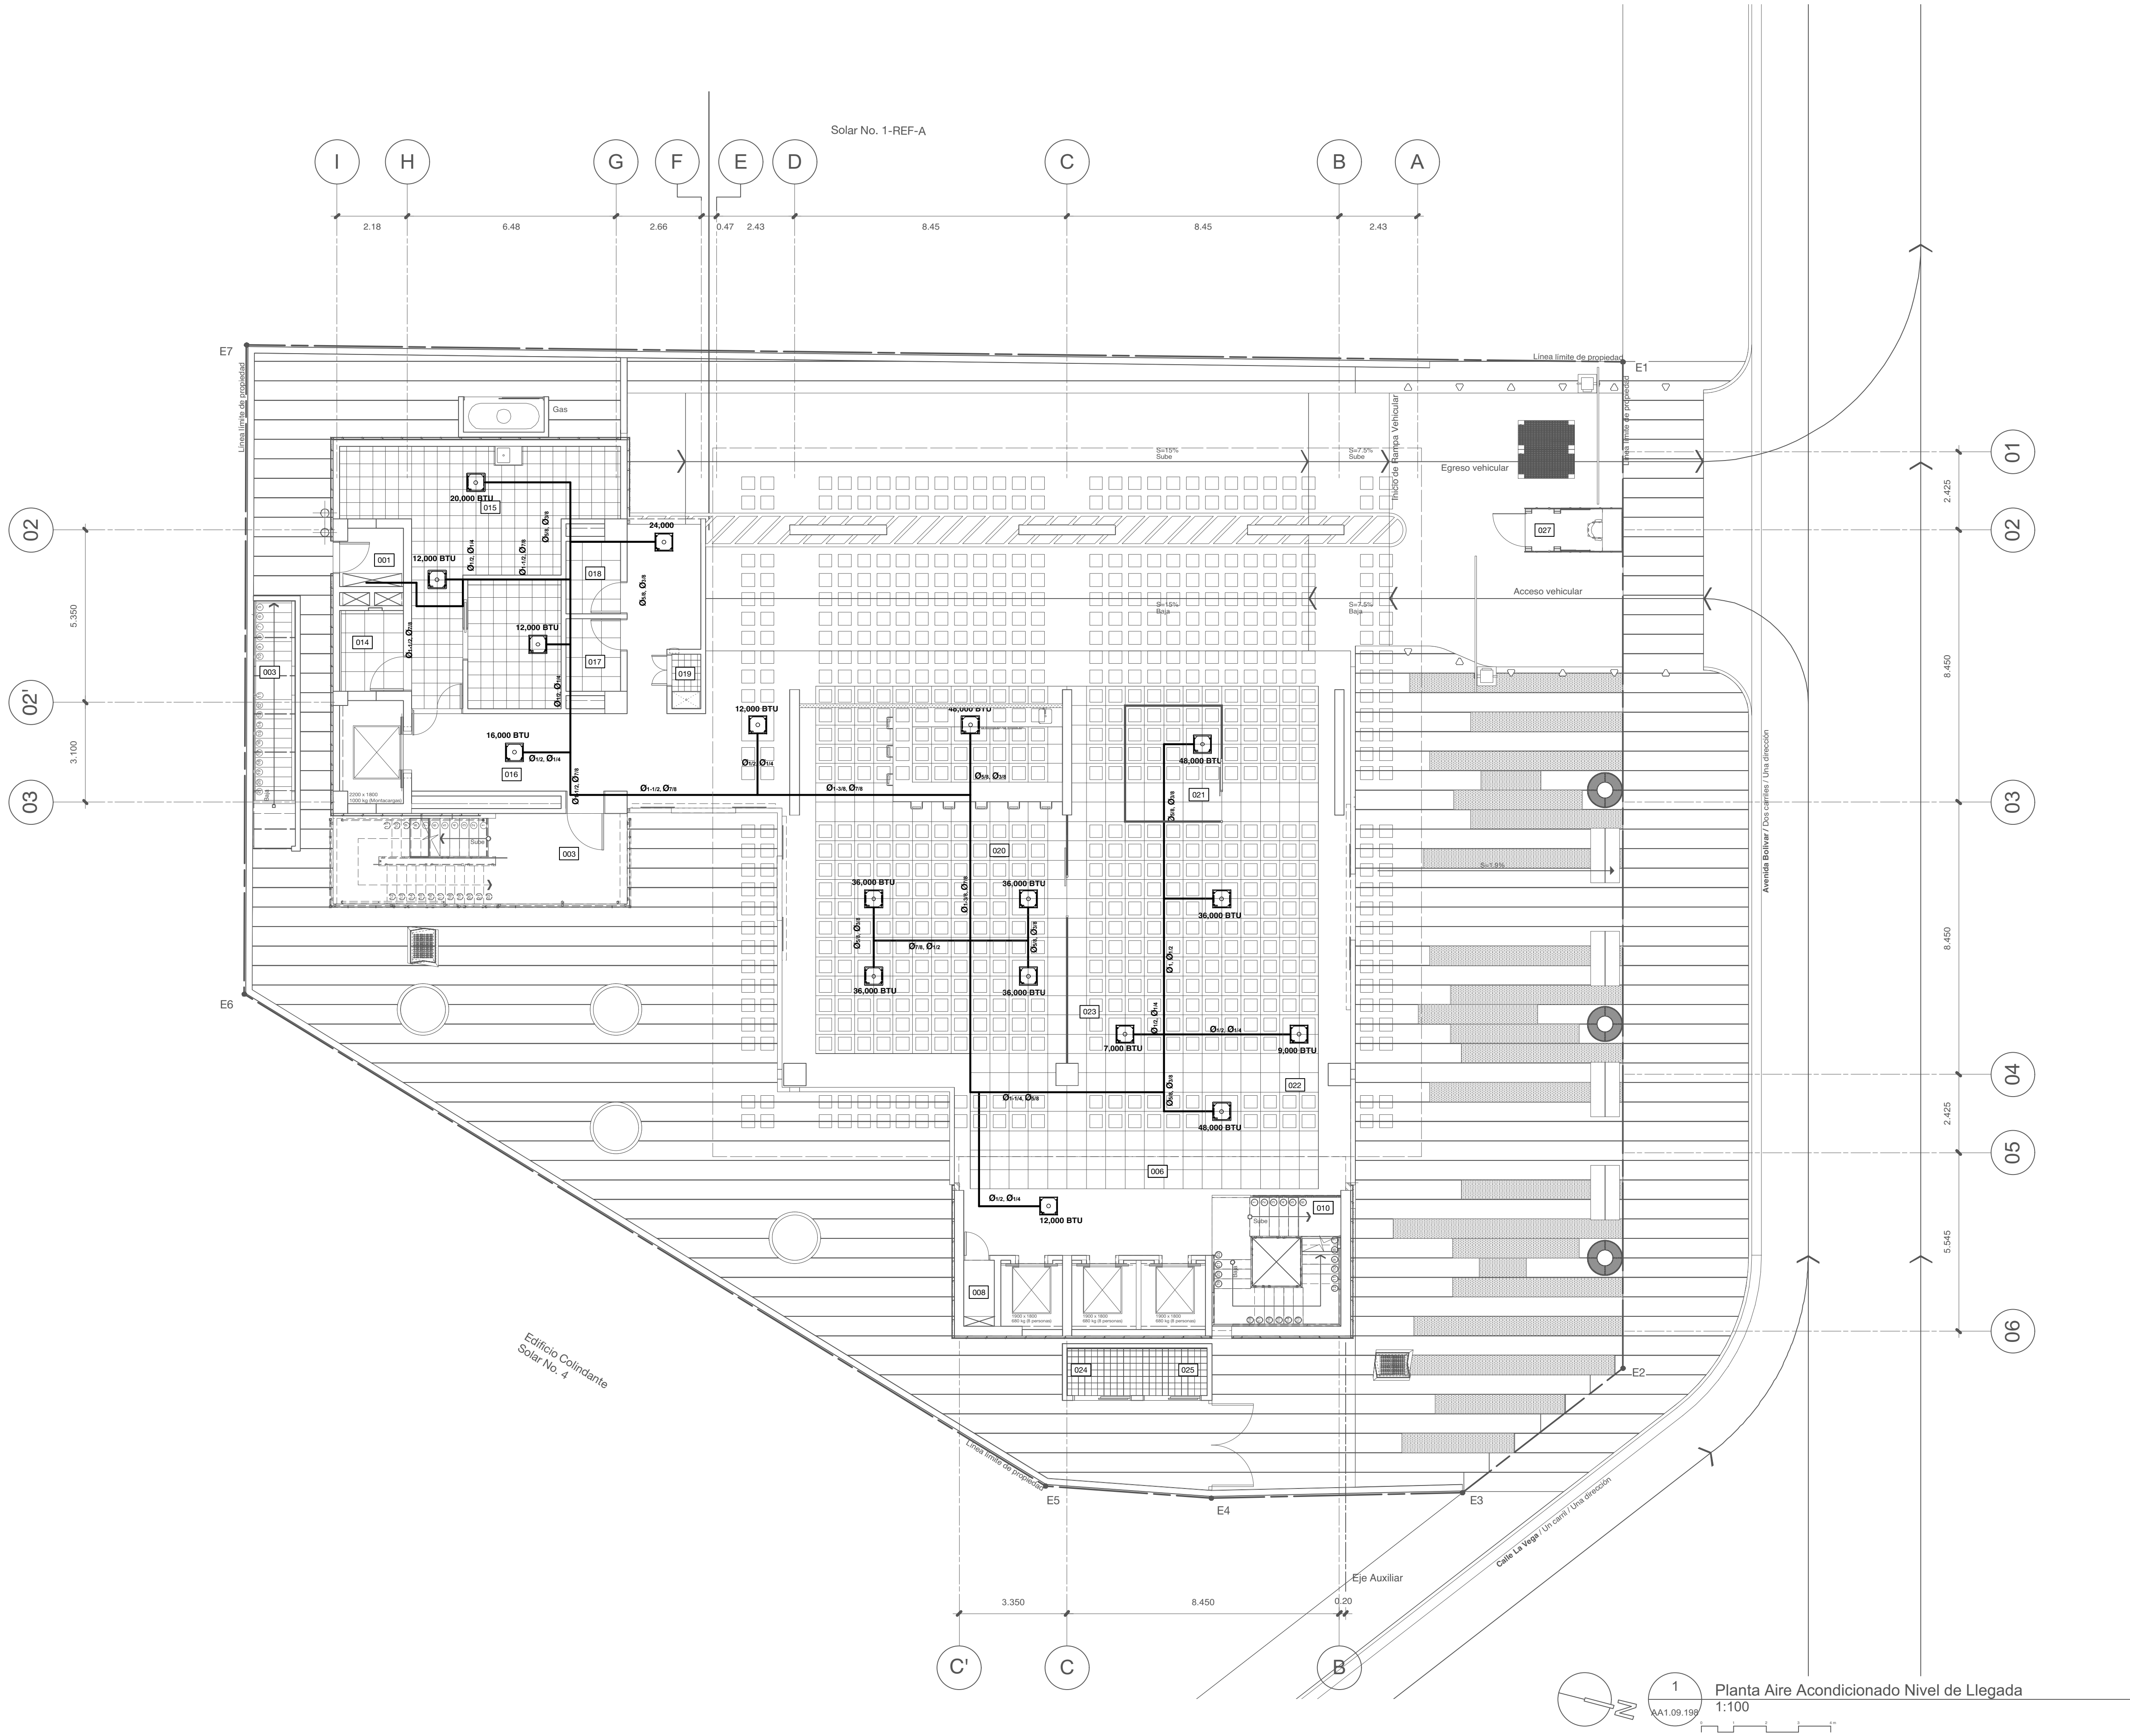

estudio caribe

C/ Armando Oscar Paredes #128, Uto, Fernández,
D.N. Santo Domingo, Rep. Dom.
T: 809-957-4384
www.estudiocaribe.net

ARQUITECTURA

Arq. Rubén Hernández Fontana C-00-0000
Irma Angulo Luna C-00-0000

FIRMA AUTORIZADA:

Arq. Devaki Pratt Van der Linde C-18623

FIRMA AUTORIZADA

COLABORADORES:

Leopoldo Rocio
María del Pilar Nuñez

MODELOS BIM:

Rubén Hernández Fontana
María del Pilar Nuñez
Leopoldo Rocio

MODELOS FÍSICOS:

Scarlet Zimmermann
Rubén Hernández Fontana

DOCUMENTACIÓN:

Irma Angulo / Scarlet Zimmermann

CONSULTORES

IMESA Contratistas Eléctricos
SISTEMA DE AIRE ACONDICIONADO
Robinson Henriquez
11827

FIRMA AUTORIZADA

Geotecnia y Sondeos Srl
ESTUDIOS GEOTECNICOS Y DE SUELOS
Ing. Rafael Pérez Pérez
C-9154

BOG Ingeniería

DISEÑO DE ESTRUCTURAS
Ing. Fernando González
C-7888

FIRMA AUTORIZADA

Heaven Construction
DISEÑO ELÉCTRICO Y MECÁNICO
Ing. Luis Romero
C-9485

FIRMA AUTORIZADA

Taveras Ingeniería & Servicios Srl
ESTUDIOS HIDROSANTARIO Y DE DRENAJE PLUVIAL
Ing. Rabel Montero
C-32427

FIRMA AUTORIZADA

Ingeniería De Protección (Inprotec)
CONTROLES DE ACCESO Y CCTV

NOTAS / REVISIONES

R-#	Fecha	Descripción
G	13/05/18	MODIFICACIÓN: 0.80 EN CADA NIVEL SEGUN REQUERIMIENTOS PLANEAMIENTO URBANO
H	07/06/18	REVISIÓN ADN
I	13/07/18	APROBACIÓN ADN
J	11/11/18	Corrección MOPC
K	30/10/18	Corrección Eléctrica MOPC

PROPIETARIO

Oficinas Institucionales
Minerd

Ministerio de Educación de
la República Dominicana
Av. Bolívar, Esq. Calle La
Vega, Gascue

Planta Aire Acondicionado
Nivel de Llegada


ANOTACIONES:


ESCALA:

1:100


HOJA:

AA1.09.198

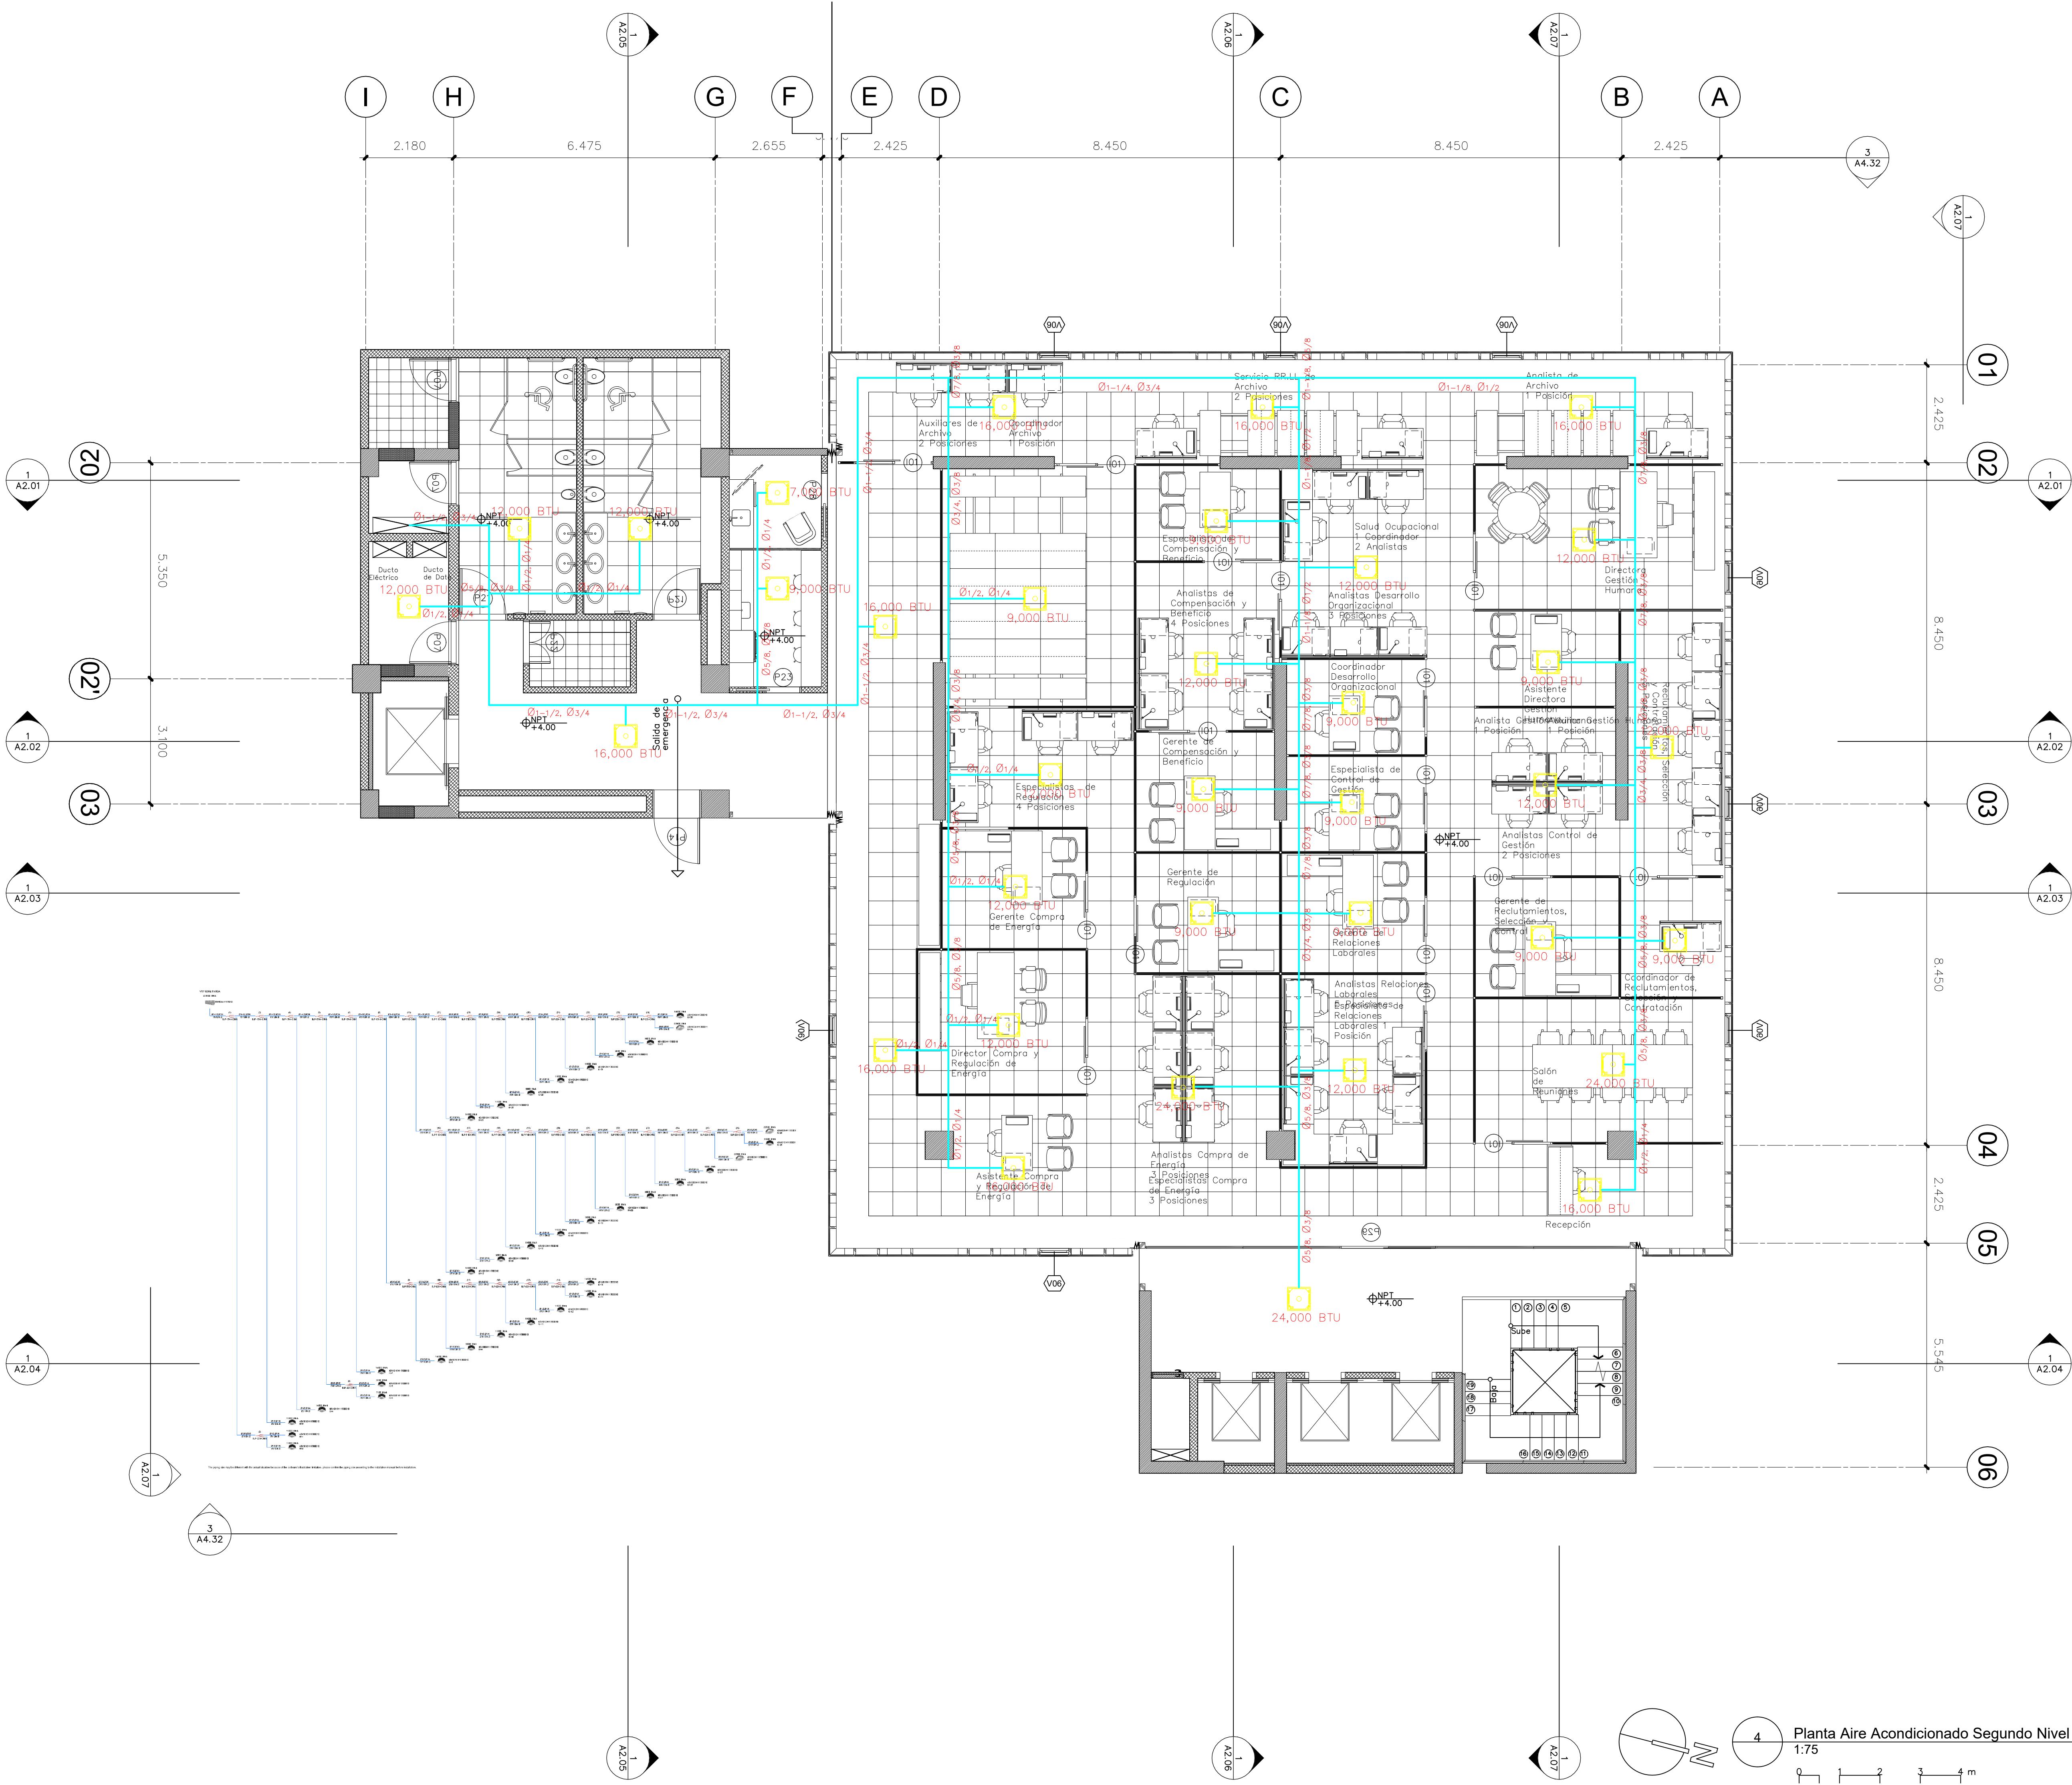

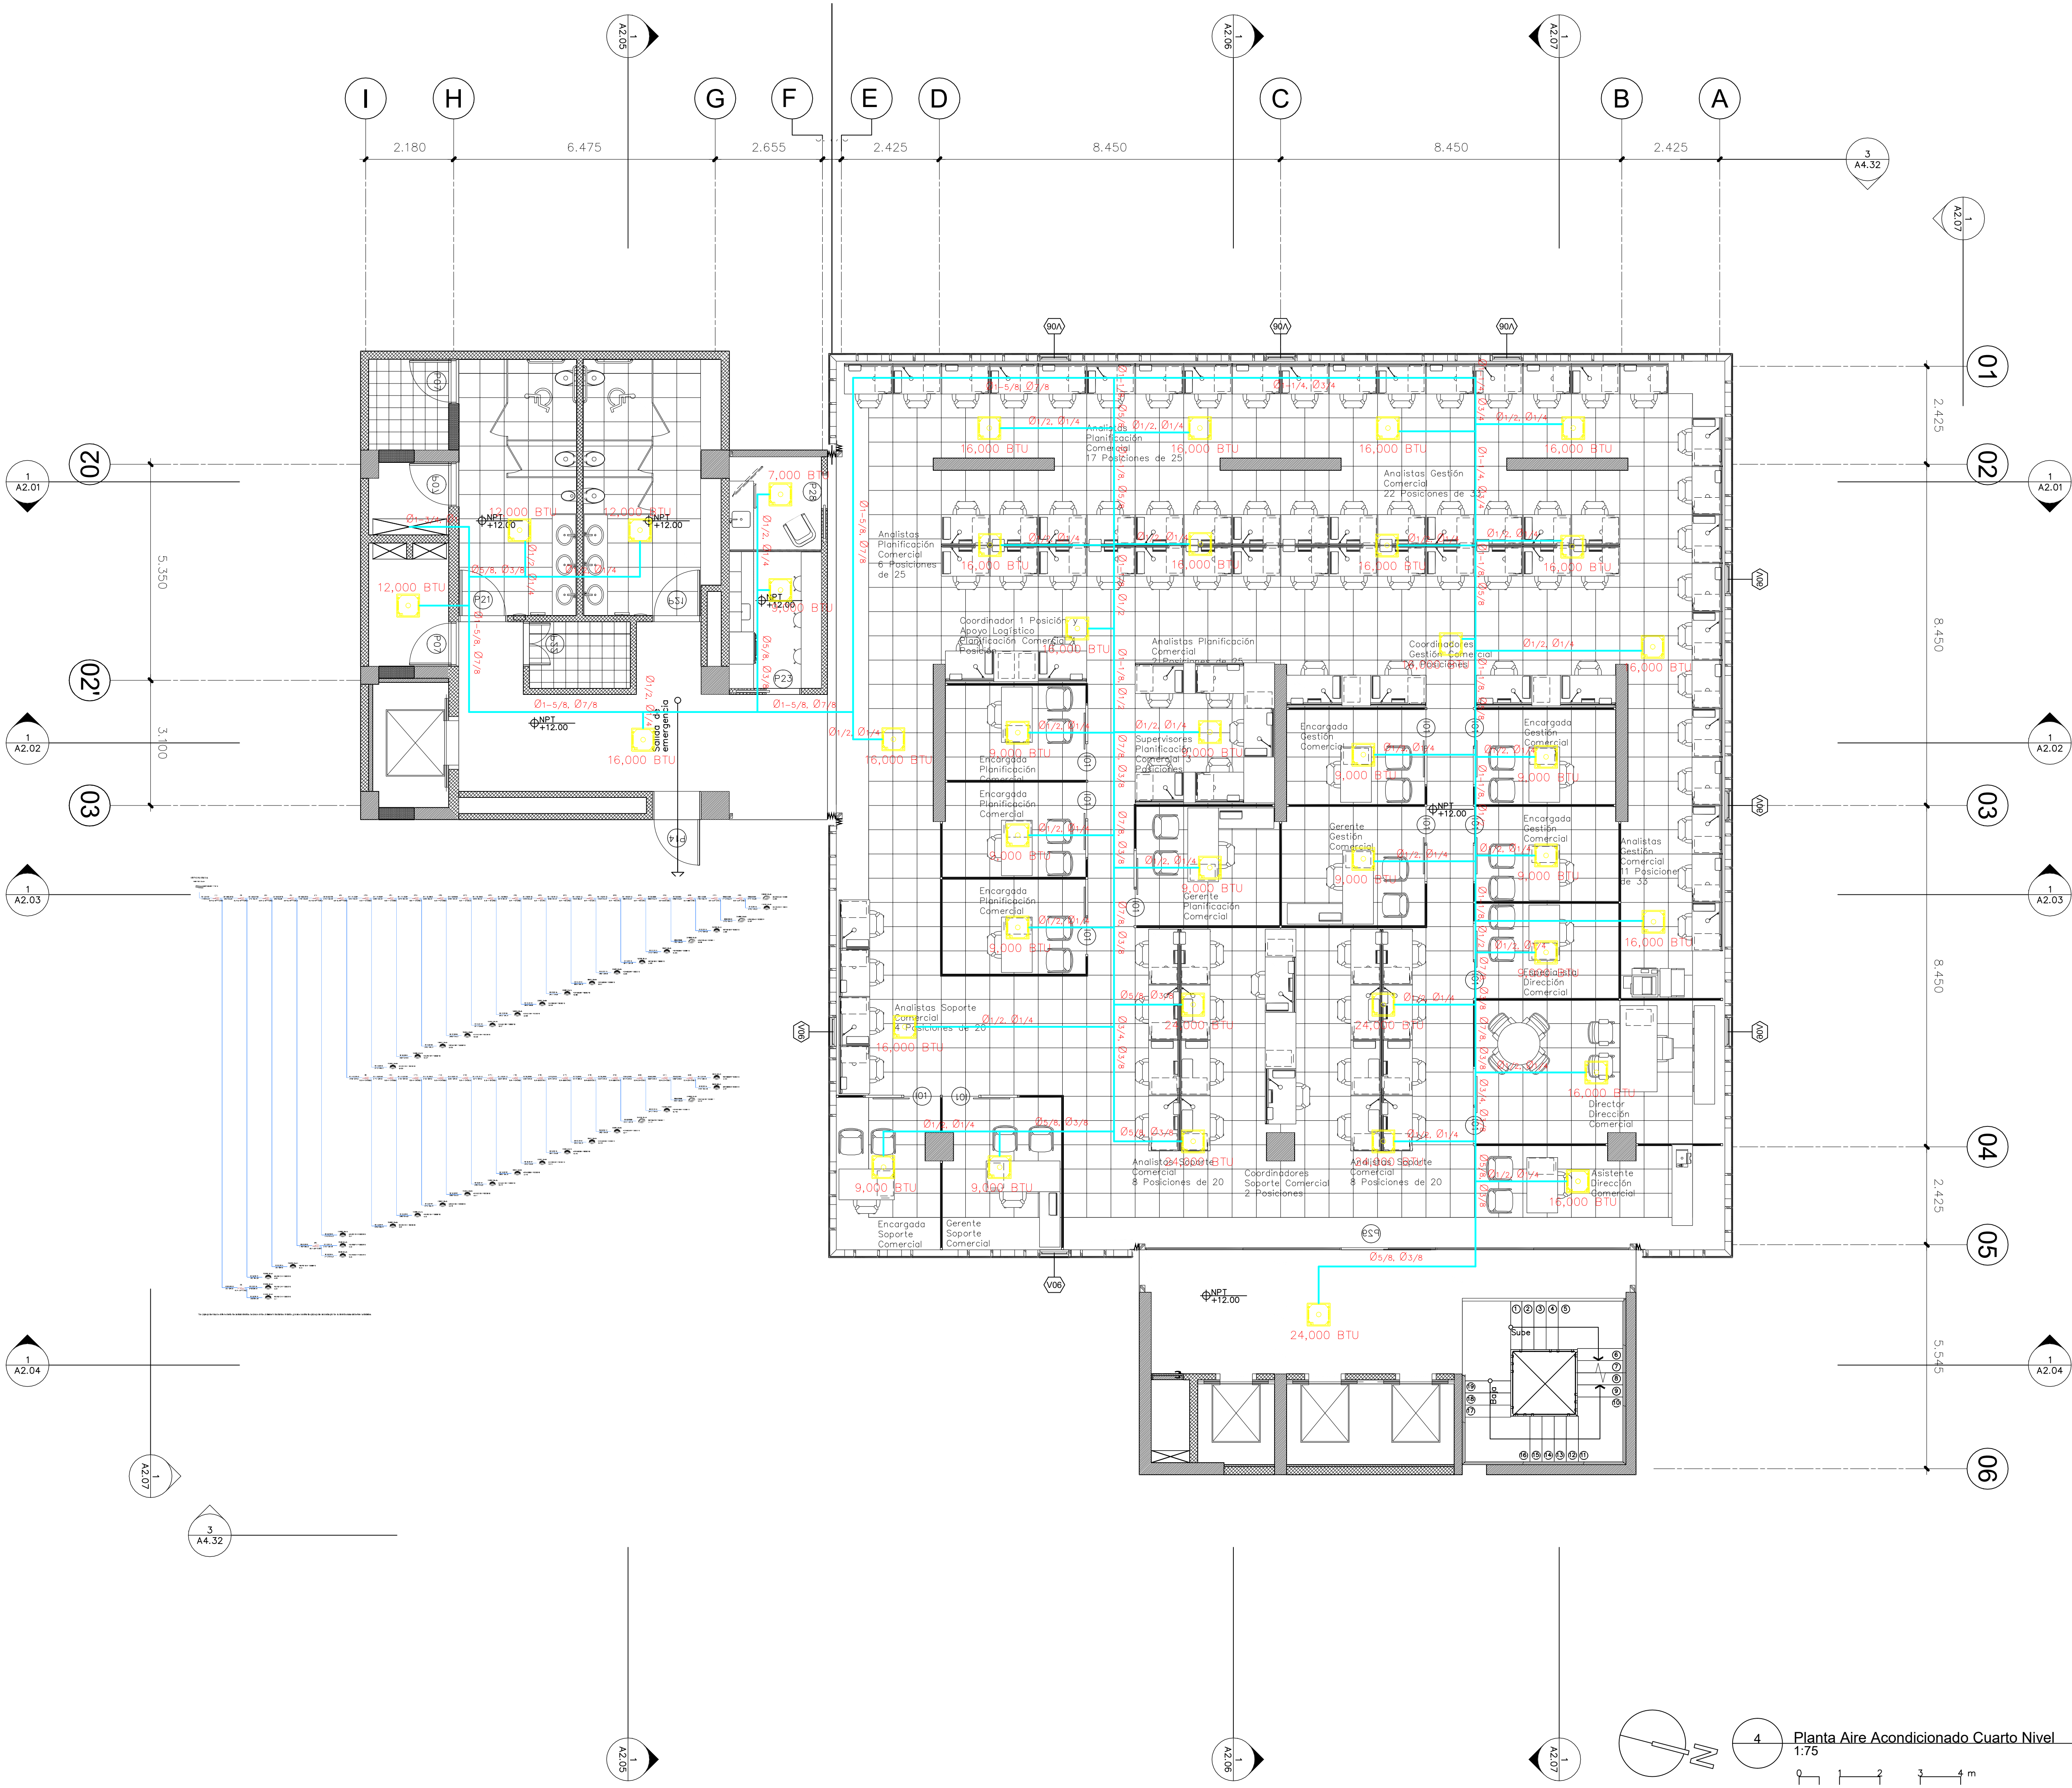

El contenido de este documento está protegido por la ley 65-00 de propiedad industrial y la ley 65-01 de derecho de autor, siendo propiedad intelectual e industrial de Modo Forma S.R.L. en consecuencia no podrá ser modificado ni reproducido bajo ninguna circunstancia sin el consentimiento de Modo Forma S.R.L. Todos los derechos están reservados.

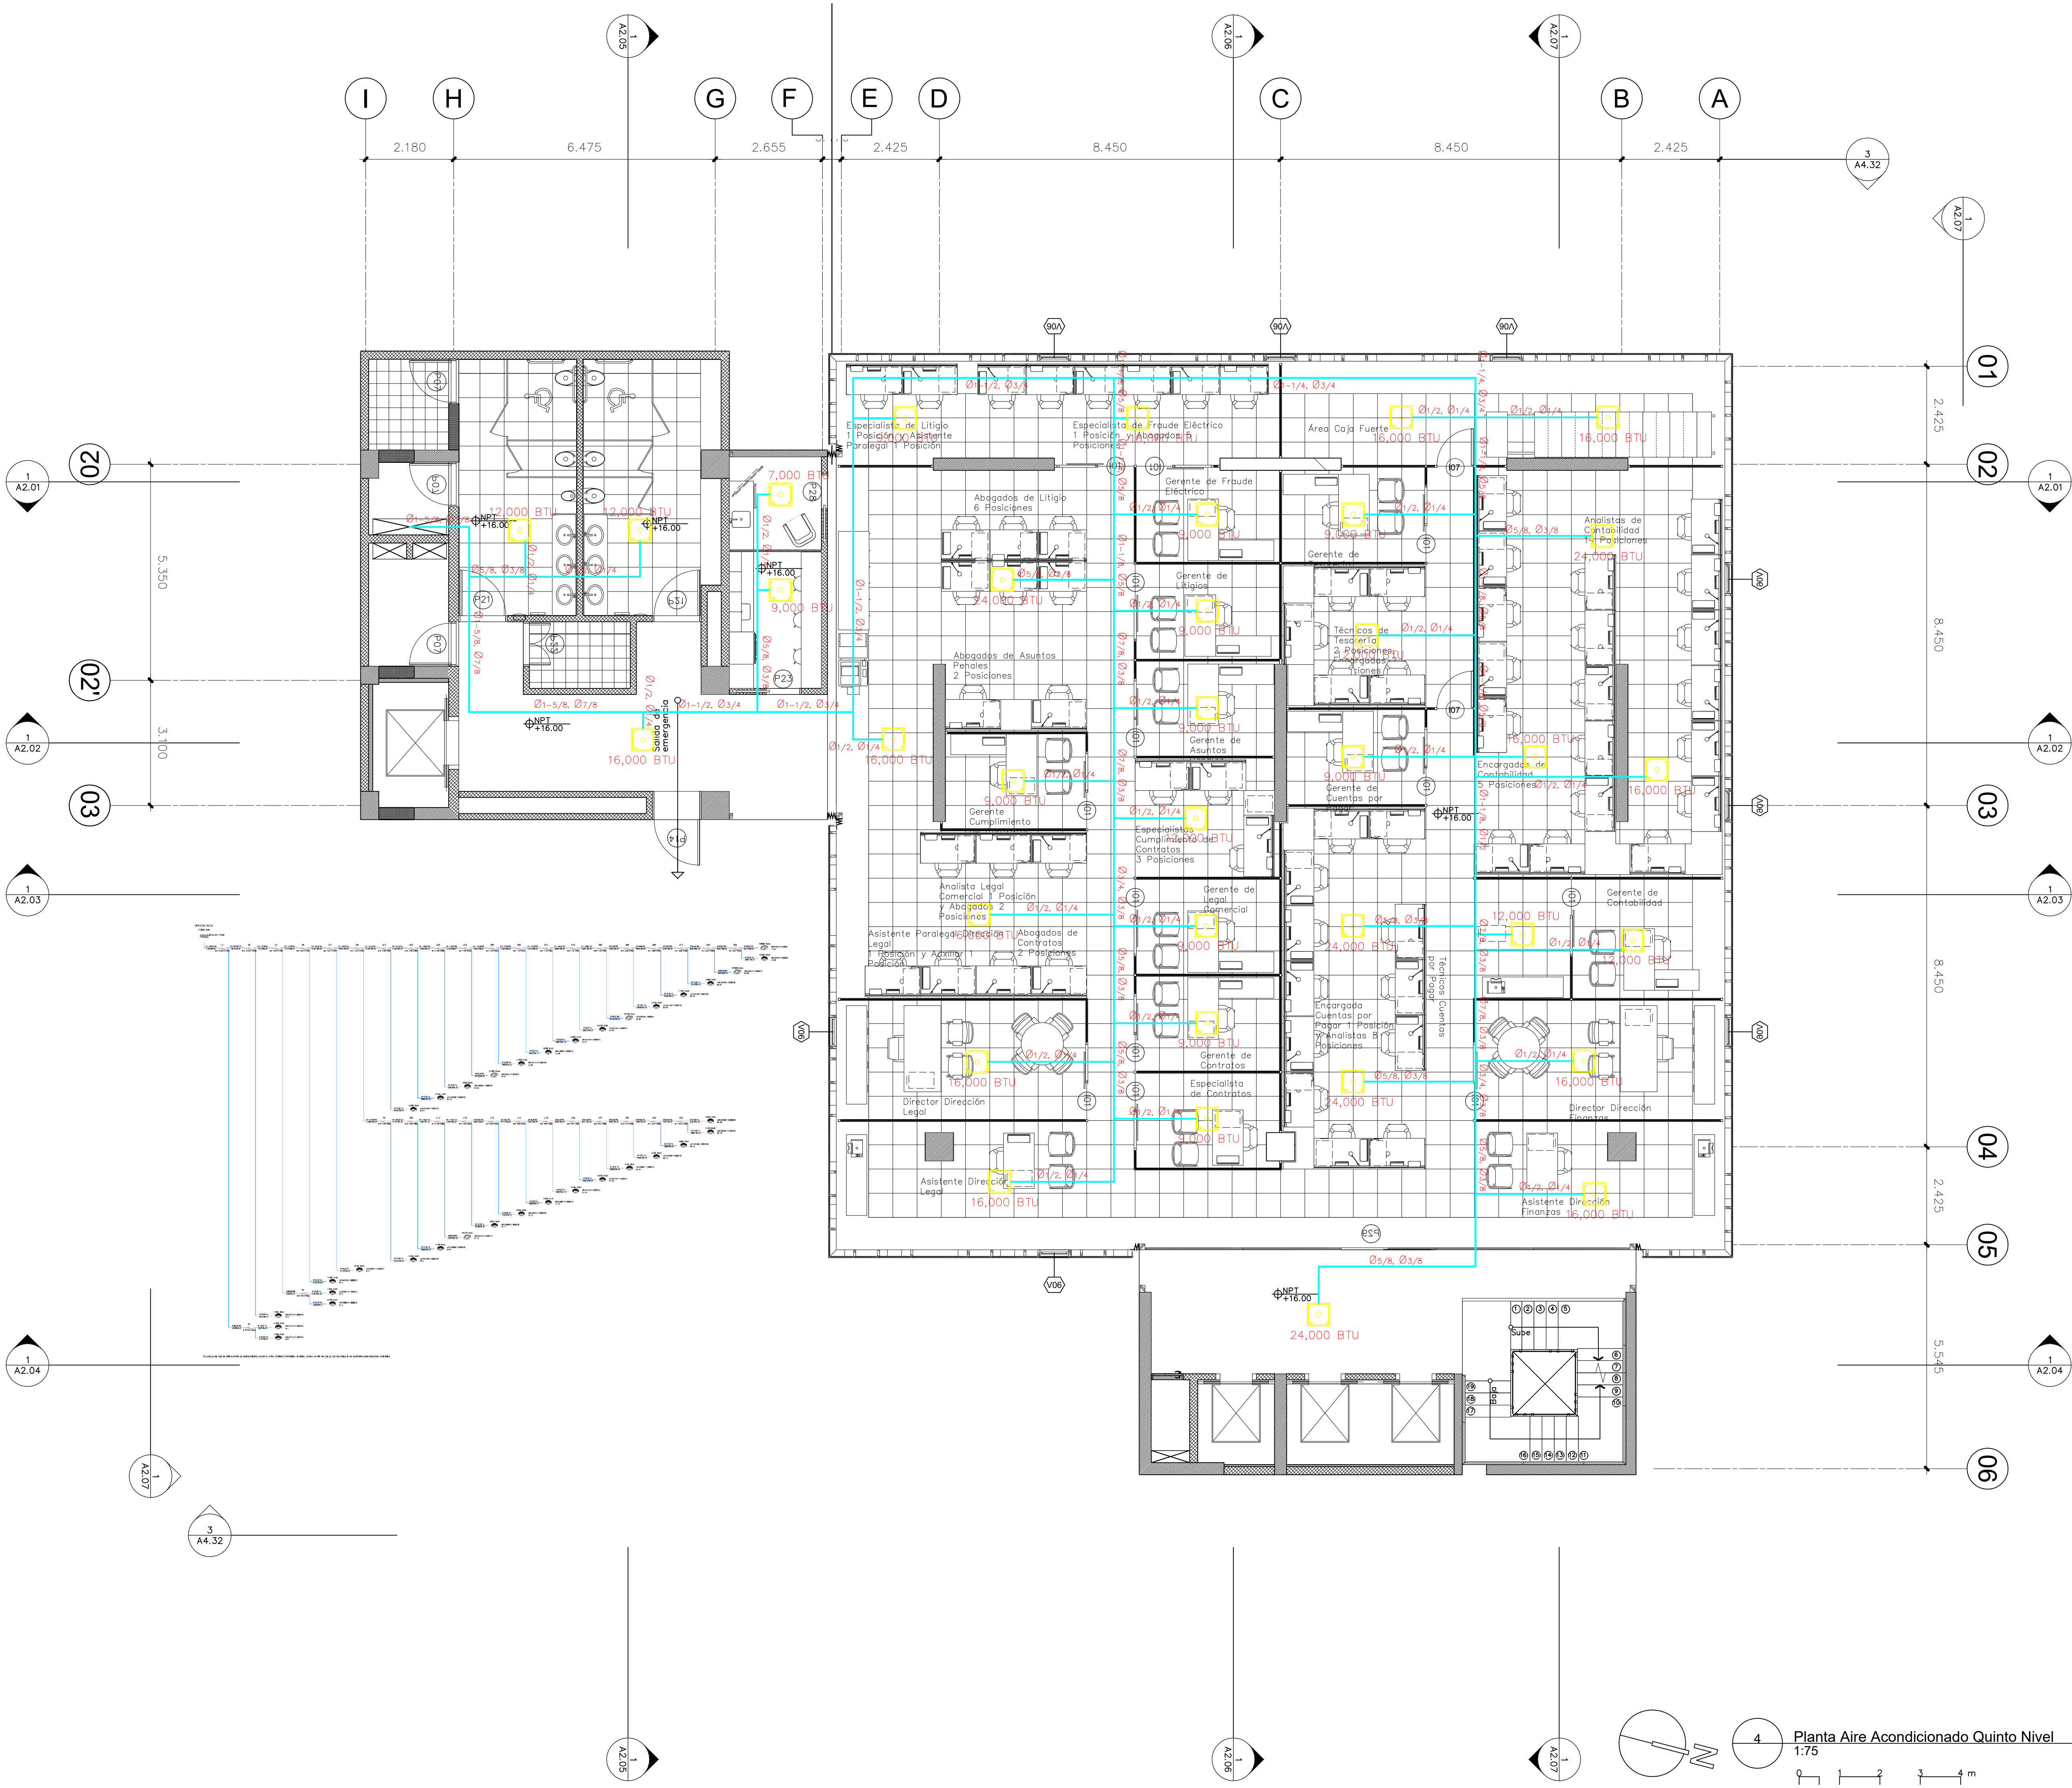

estudio caril
C/ Armando Oscar Pacheco #128,
Urb. Fernández, DN, Santo Domingo, Rep.
R#803.567.4364
www.estudiocaril.net

Arquitectura
Rubén Hernández Fontana C-0001
Irina Angulo Luna C-0001

Arquitecto Responsable:
Devaki Pratt Van der Linde-1861

firma autorizada:

Colaboradores:
Leopoldo Recio
María del Pilar Nuñez
Modelos Bim:
Rubén Hernández Fontana
María del Pilar Nuñez
Leopoldo Recio
Modelos de trabajo y Maquetación:
Scarlet Zimmermann
Rubén Hernández Fontana

Documentación:
Irina Angulo / Scarlet Zimmermann

Consultores
Geotecnia y Suelos Srl
Estudios Geotécnicos y de Suelos
Ing. Rafael Pérez Pérez C-975

BOG Ingeniería
Diseño de Estructuras
Ing. Fernando González C-7681

firma autorizada:

Heaven Construction
Diseño de Instalaciones Eléctricas
Ing. Luis Romero C-9491

firma autorizada:

Taveras Ingeniería & Servicios S.R.L.
Diseño Hidrosanitario y Drenaje Pluvial
Ing. Rubel Montero C-3241

firma autorizada:

IMESA Contratistas Eléctricos
Diseño de Sistemas de Climatización
Robinson Henríquez C-1181

firma autorizada:

Ingeniería de Protección (Inprot)
Contratos de Acceso y CCTV

Publicaciones
No. Fecha Notas
G 13/09/08IFICACIÓN -0.80 EI
CADA NIVEL SEGUN
REQUERIMIENTOS
PLANEAMIENTO URBANO
H 07/06/18 REVISIÓN ADN
I 13/07/18PROBACIÓN ADN
J 11/11/18Corrección MOPC
K 30/10/18Corrección Eléctrica MOPC

Oficinas Institucionales
Minerd


Ministerio de Educación de
la República Dominicana
Av. Bolívar, Esq. Calle La
Vega, Gascue

Propietario 1 Propietario 2
firma autorizada firma autorizada

Planta Aire
Acondicionado
Quinto Nivel

ANOTACIONES:

180430- Publicación Interiores vax
ESCALA: HOJA: 18
1: 20 A1.38 de
43

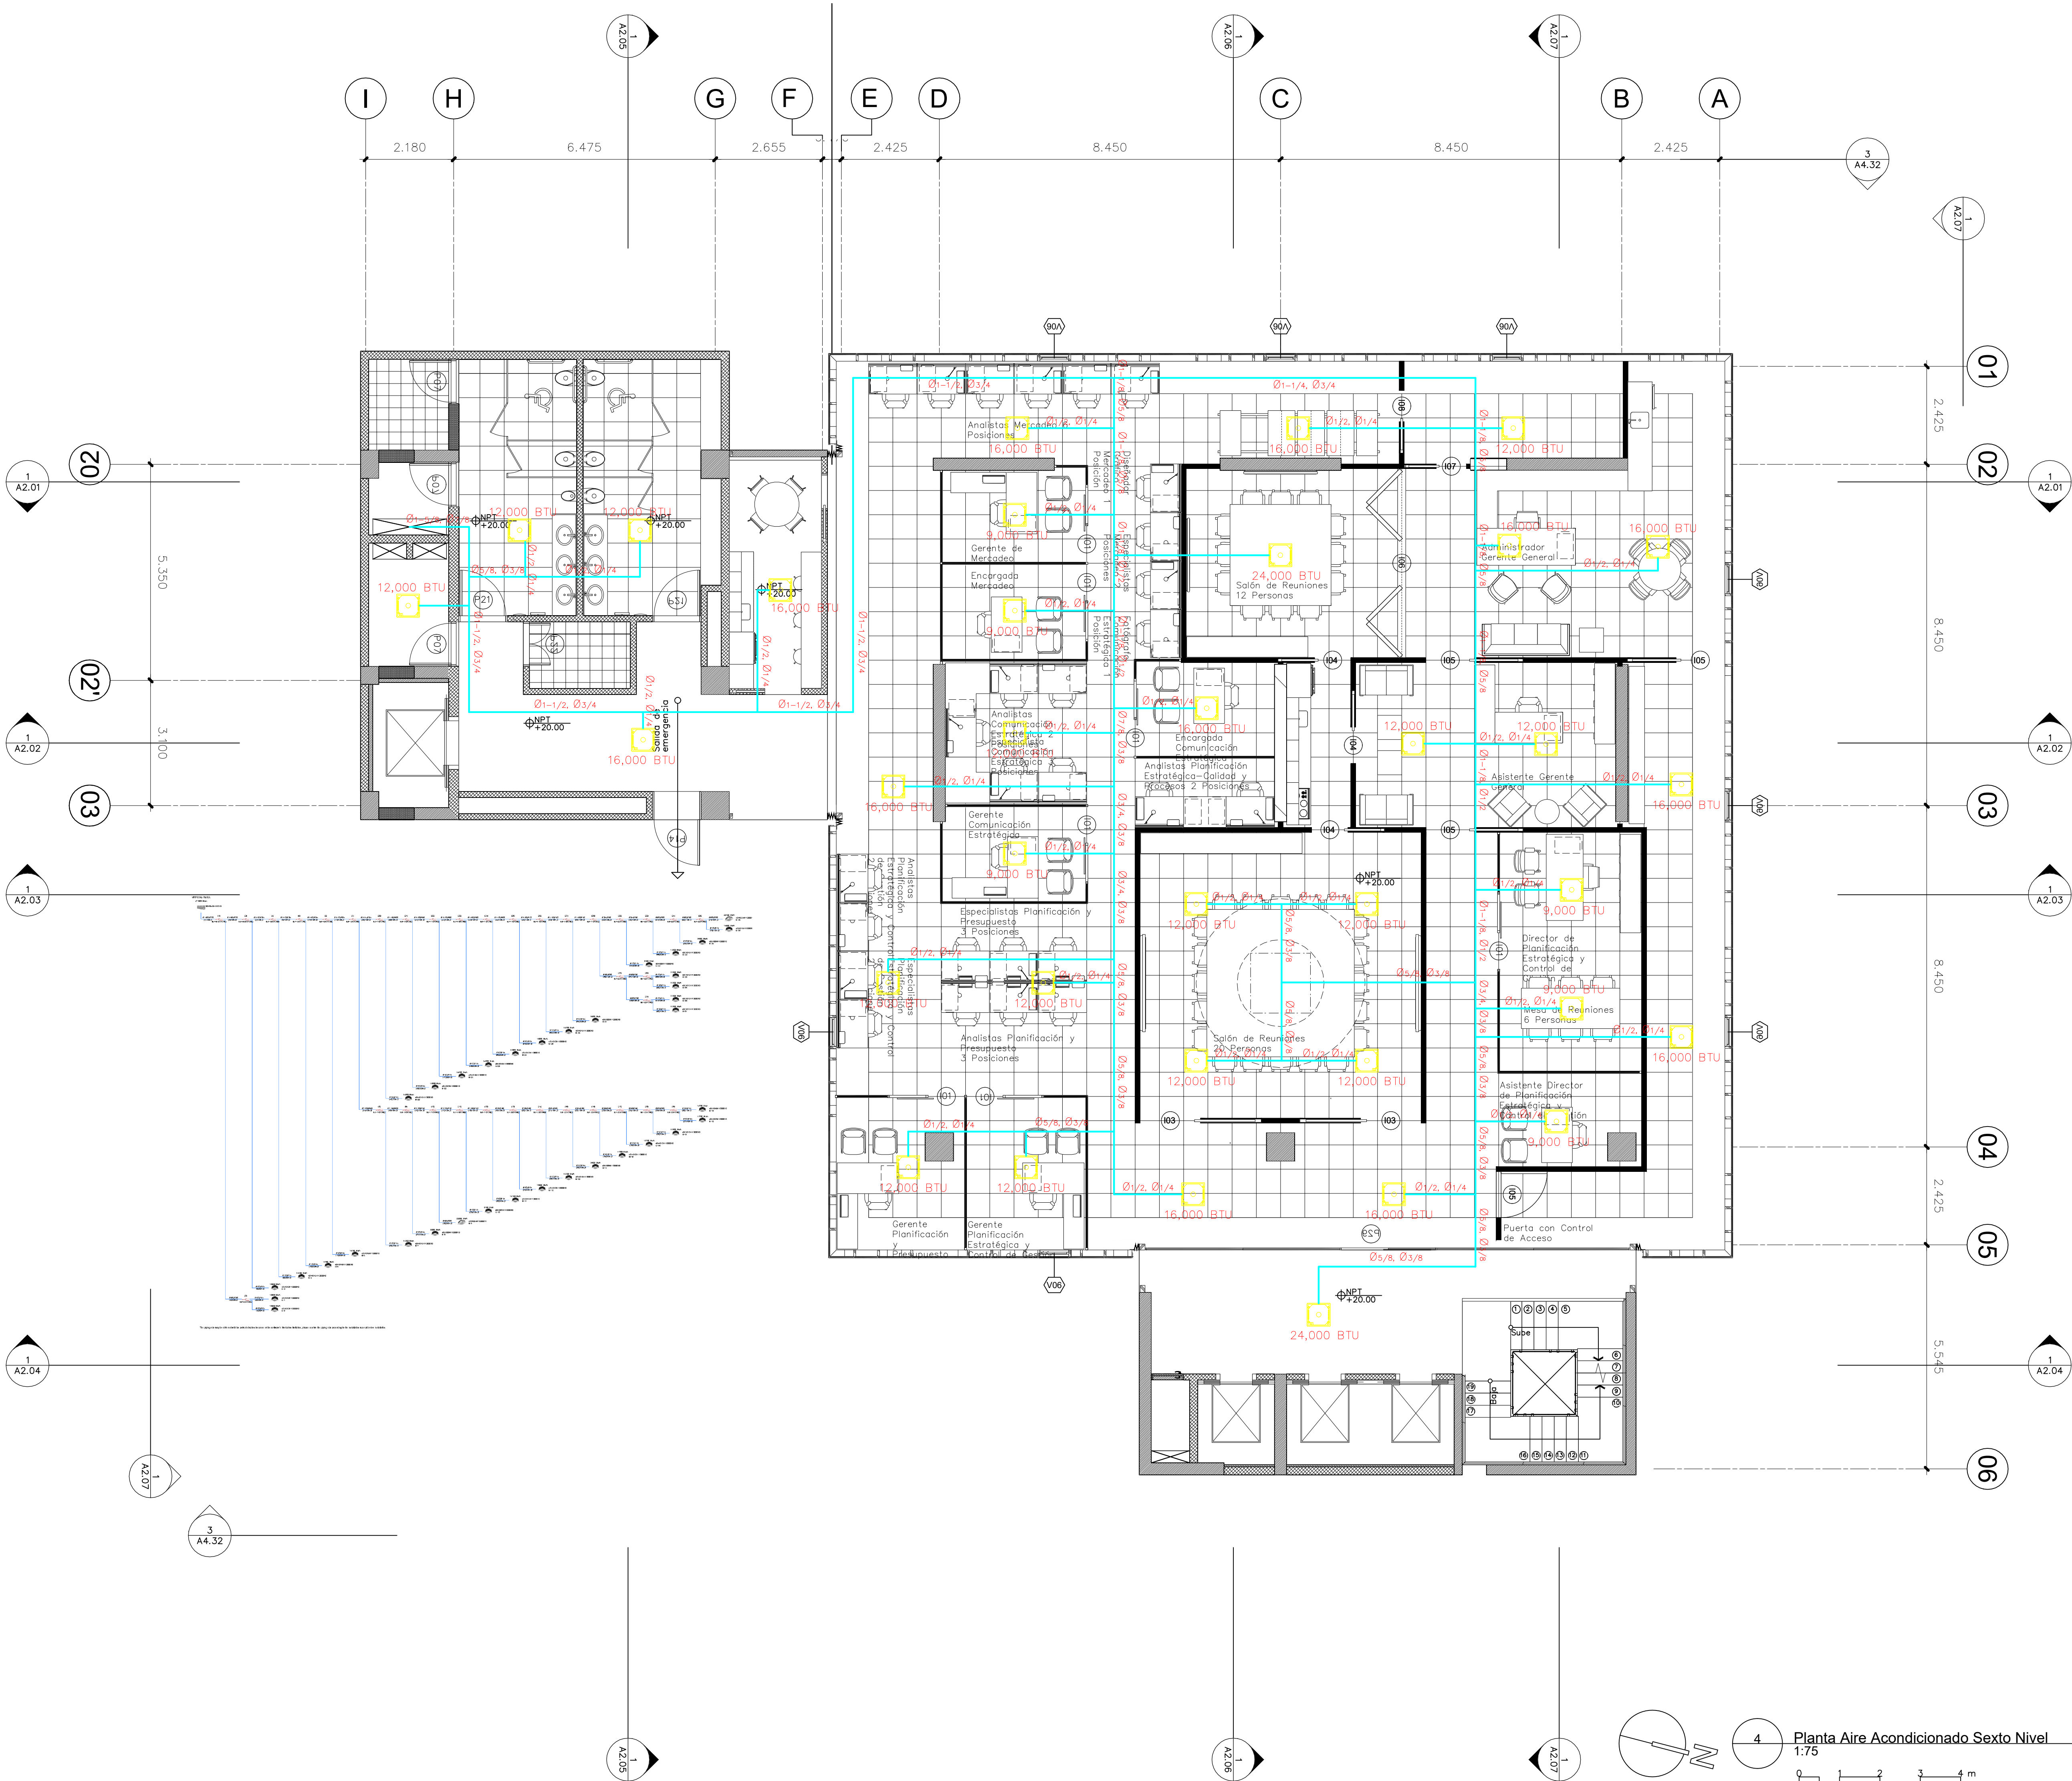

4 Planta Aire Acondicionado Sexto Nivel
1:75



estudio caril

C/ Armando Oscar Pacheco #128,
Urb. Fernández, DN, Santo Domingo, Rep.
R#800.567.4364
www.estudiocaril.net

Arquitectura
Rubén Hernández Fontana C-0001
Irina Angulo Luna C-0001

Arquitecto Responsable:
Devaki Pratt Van der Linde-1861

firma autorizada:

Colaboradores:
Leopoldo Recio
María del Pilar Nuñez

Modelos BIM:
Rubén Hernández Fontana
María del Pilar Nuñez
Leopoldo Recio

Modelos de trabajo y Maquetación:
Scarlet Zimmermann
Rubén Hernández Fontana

Documentación:
Irina Angulo / Scarlet Zimmermann

Consultores
Geotecnia y Saneamiento S.R.L.
Estudios Geotécnicos y de Suelos
Ing. Rafael Pérez Pérez C-975

BOG Ingeniería
Diseño de Estructuras
Ing. Fernando González C-7681

firma autorizada:

Heaven Construction
Diseño de Instalaciones Eléctricas
Ing. Luis Romero C-9491

firma autorizada:

Taveras Ingeniería & Servicios S.R.L.
Diseño Hidrosanitario y Drenaje Pluvial
Ing. Rubén Montero C-3241

firma autorizada:

IMESA Contratistas Eléctricos
Diseño de Sistemas de Climatización
Robinson Henríquez C-1181

firma autorizada:

Ingeniería de Protección (Inprot)
Contratos de Acceso y CCTV

Publicaciones

No.	Fecha	Notas
01	13/05/2018	VERIFICACIÓN -0.80 EL
02	13/05/2018	CADA NIVEL SEGUN
03	13/05/2018	REQUERIMIENTOS
04	13/05/2018	PLANEAMIENTO URBANO
05	07/06/18	REVISIÓN ADN
06	13/07/18	PROBACIÓN ADN
07	11/11/18	Corrección MOPC
08	30/10/18	Corrección Eléctrica MOPC

Oficinas Institucionales
Minerd

Ministerio de Educación de
la República Dominicana
Av. Bolívar, Esq. Calle La
Vega, Gascue


Propietario 1 Propietario 2
firma autorizada firma autorizada

Planta Aire
Acondicionado
Sexto Nivel

ANOTACIONES:

180430- Publicación Interiores vax
ESCALA: HOJA: 21
1: 20 A1.43 de
43

EL CONTENIDO DE ESTE PLANO ESTÁ PROTEGIDO POR LA LEY 66-00 DE DERECHO DE AUTOR Y ES PROPIEDAD INTELECTUAL DE MODO FORMA DE EN CONSECUENCIA, NO PODRÁ SER MODIFICADO NI TOTAL NI PARCIALMENTE SIN EL CONSENTIMIENTO EXPRESO DEL AUTOR. TODOS LOS DERECHOS ESTÁN RESERVADOS. ©

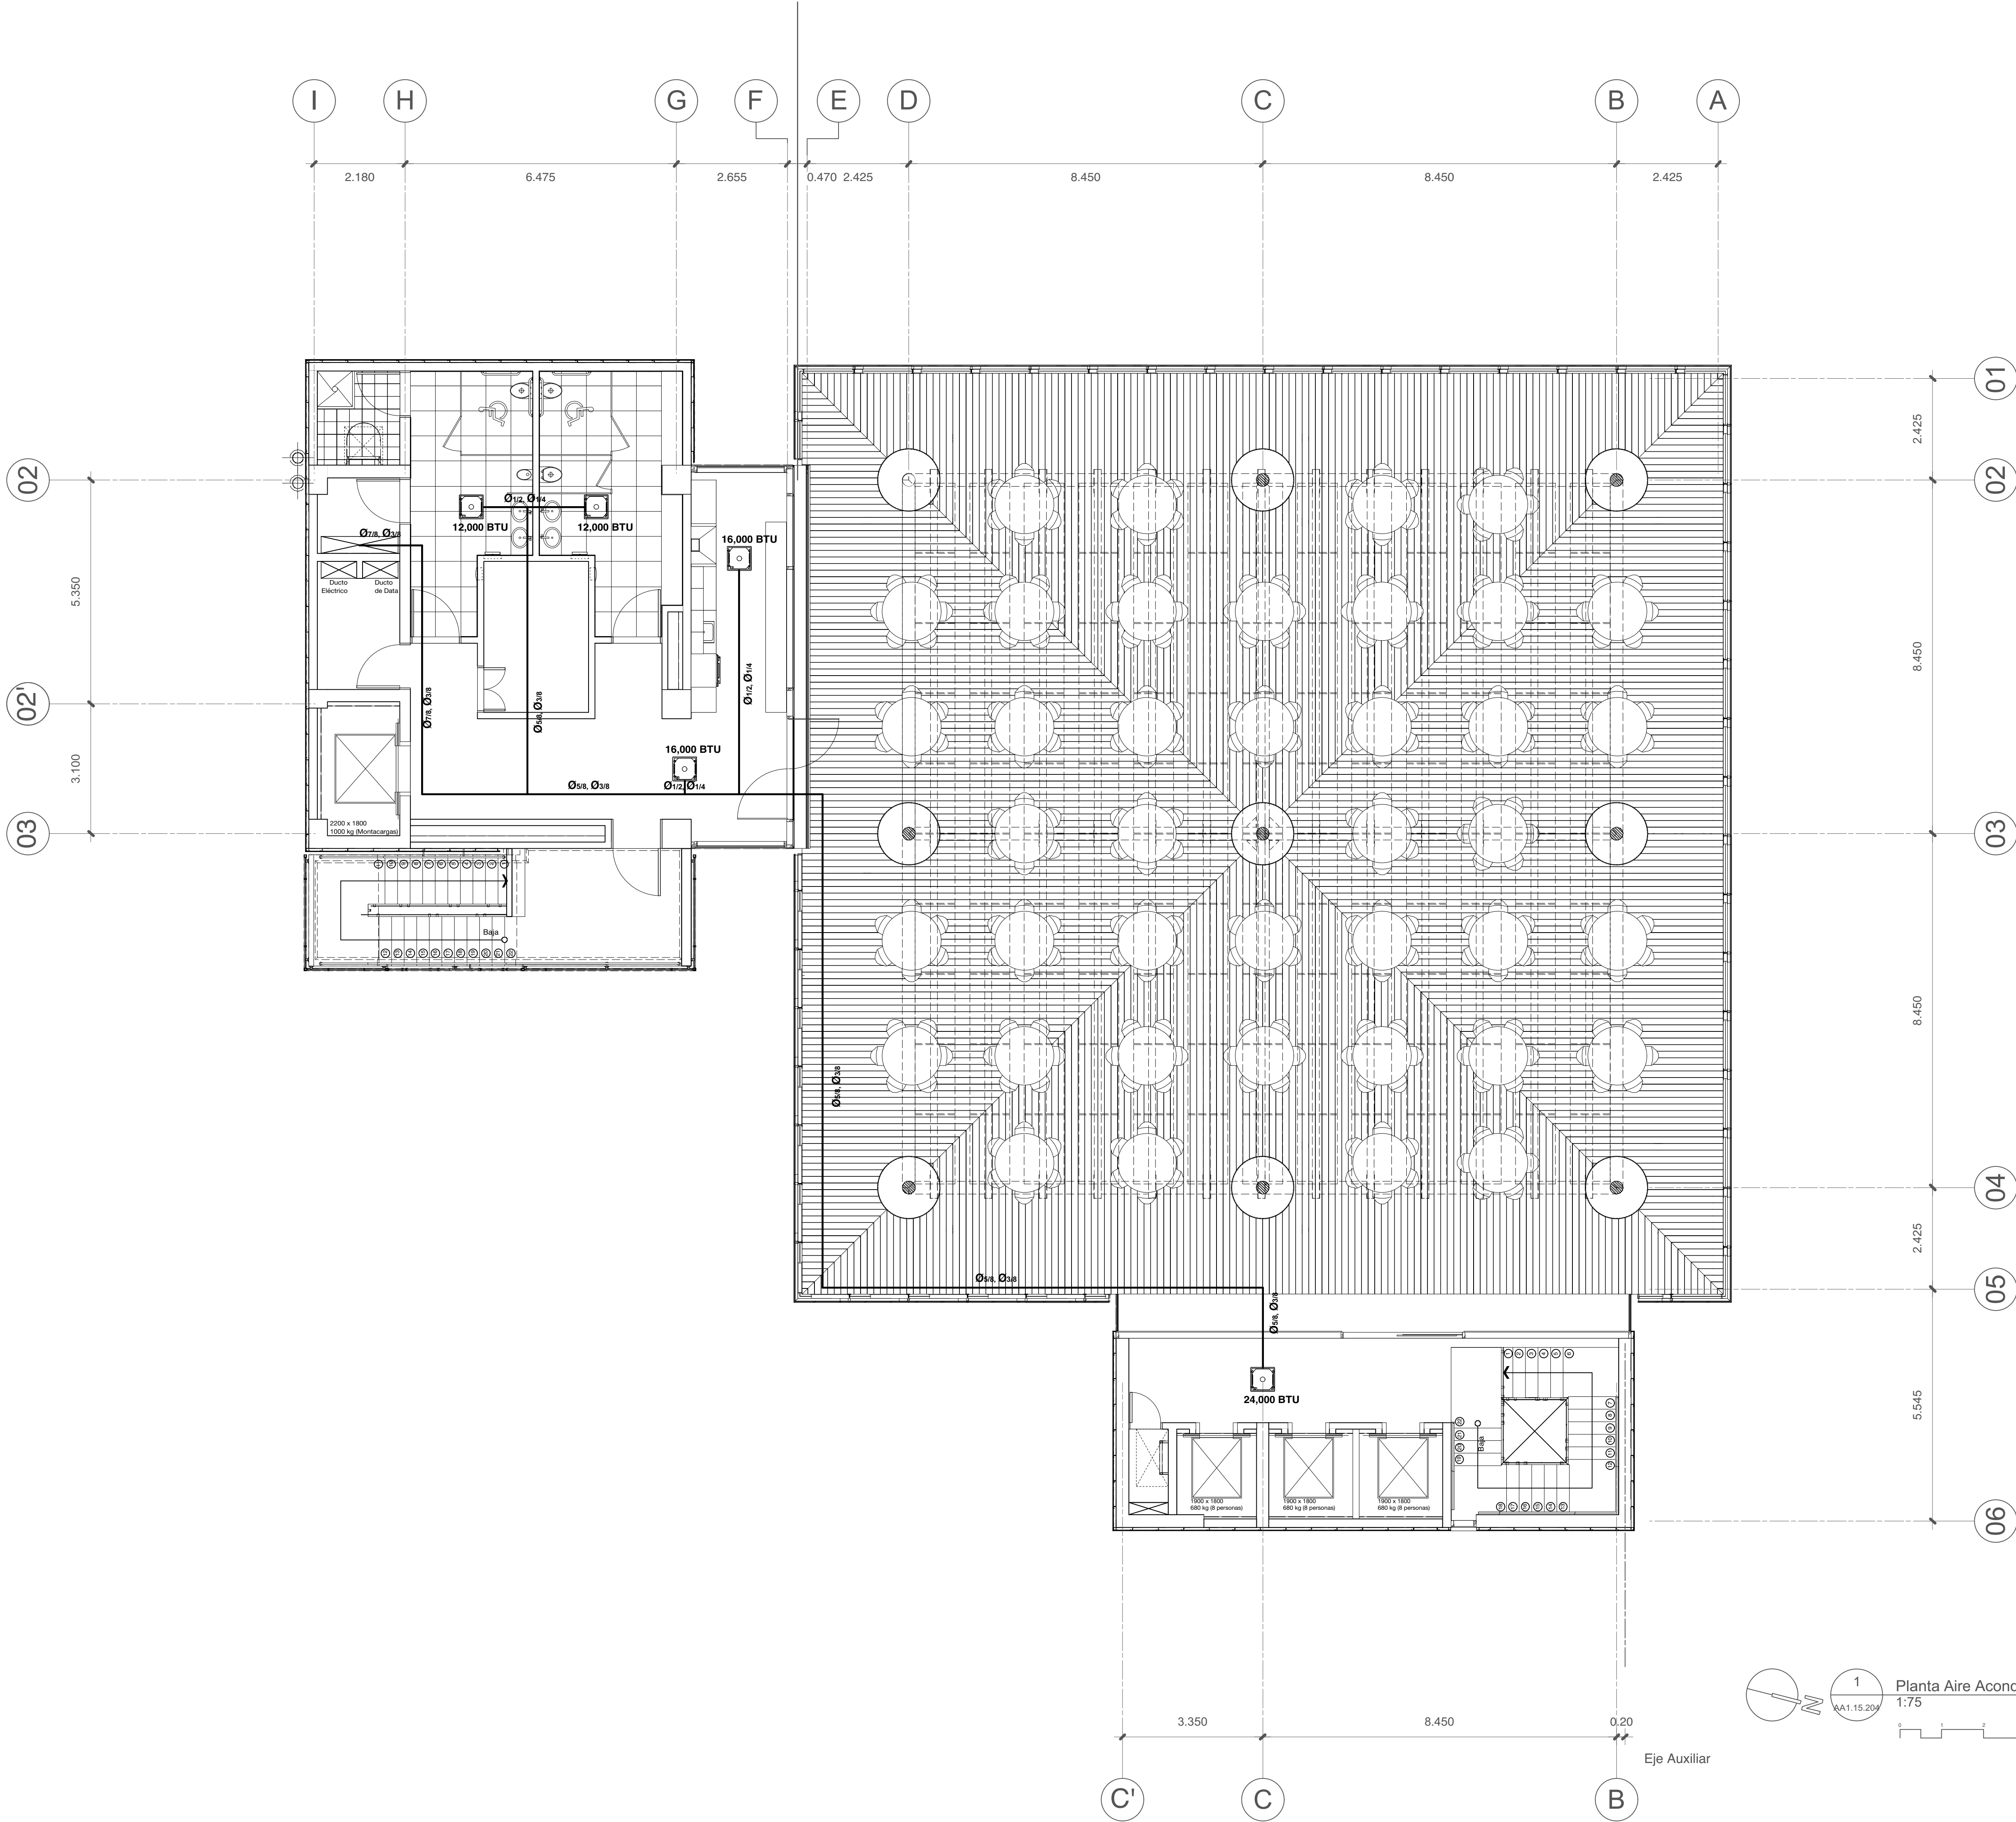

estudio caribe

C/ Armando Ocasio Parficio #128, Uto, Fernández, D.N., Santo Domingo, Rep. Dom.
T: 809-947-4384
www.estudiocaribe.net

ARQUITECTURA
Arq. Rubén Hernández Fontana C-00-0000
Irina Angulo Luna C-00-0000

FIRMA AUTORIZADA:
Arq. Devaki Pratt Van der Linde C-18623

FIRMA AUTORIZADA
COLABORADORES:
Leopoldo Recio
María del Pilar Nuñez

MODELOS BIM:
Rubén Hernández Fontana
María del Pilar Nuñez
Leopoldo Recio

MODELOS FÍSICOS:
Scarlet Zimmermann
Rubén Hernández Fontana

DOCUMENTACIÓN:
Irina Angulo / Scarlet Zimmermann

CONSULTORES
IMESA Contratistas Eléctricos
SISTEMA DE AIRE ACONDICIONADO
Robinson Henríquez
11827

FIRMA AUTORIZADA
Geotecnia y Sondeos Srl
ESTUDIOS GEOTÉCNICOS Y DE SUELOS
Ing. Rafael Pérez Pérez
C-9754

BOG Ingeniería
DISEÑO DE ESTRUCTURAS
Ing. Fernando González
C-7888

FIRMA AUTORIZADA
Heaven Construction
DISEÑO ELÉCTRICO Y MECÁNICO
Ing. Luis Romero
C-9485

FIRMA AUTORIZADA
Taveras Ingeniería & Servicios Srl
DISEÑO HIDROSANITARIO Y DE DRENAJE PLUVIAL
Ing. Rabel Montero
C-32427

FIRMA AUTORIZADA
Ingeniería De Protección (Inprotec)
CONTROLES DE ACCESO Y CCTV

NOTAS / REVISIONES		
R-#	Fecha	Descripción
G	13/05/18	MODIFICACIÓN: 0.90 EN CADA NIVEL SEGUN REQUERIMIENTOS PLANEAMIENTO URBANO
H	07/06/18	REVISIÓN ADN
I	13/07/18	APROBACIÓN ADN
J	11/11/18	Corrección MOPC
K	30/10/18	Corrección Eléctrica MOPC

PROPIETARIO

Oficinas Institucionales
Minerol


Ministerio de Educación de
la República Dominicana
Av. Bolívar, Esq. Calle La
Vega, Gascue

Planta Aire Acondicionado
Nivel de Azotea

ANOTACIONES:

ESCALA: 1:75
HOJA: AA1.15.204

EL CONTENIDO DE ESTE PLANO ESTÁ PROTEGIDO POR LA LEY 66-06 DE DERECHO DE AUTOR Y ES PROPIEDAD INTELECTUAL DE MODO FORMA DE EN CONSECUENCIA, NO PODRÁ SER MODIFICADO NI TOTAL NI PARCIALMENTE SIN EL CONSENTIMIENTO EXPRESO DEL AUTOR. TODOS LOS DERECHOS ESTÁN RESERVADOS. ©

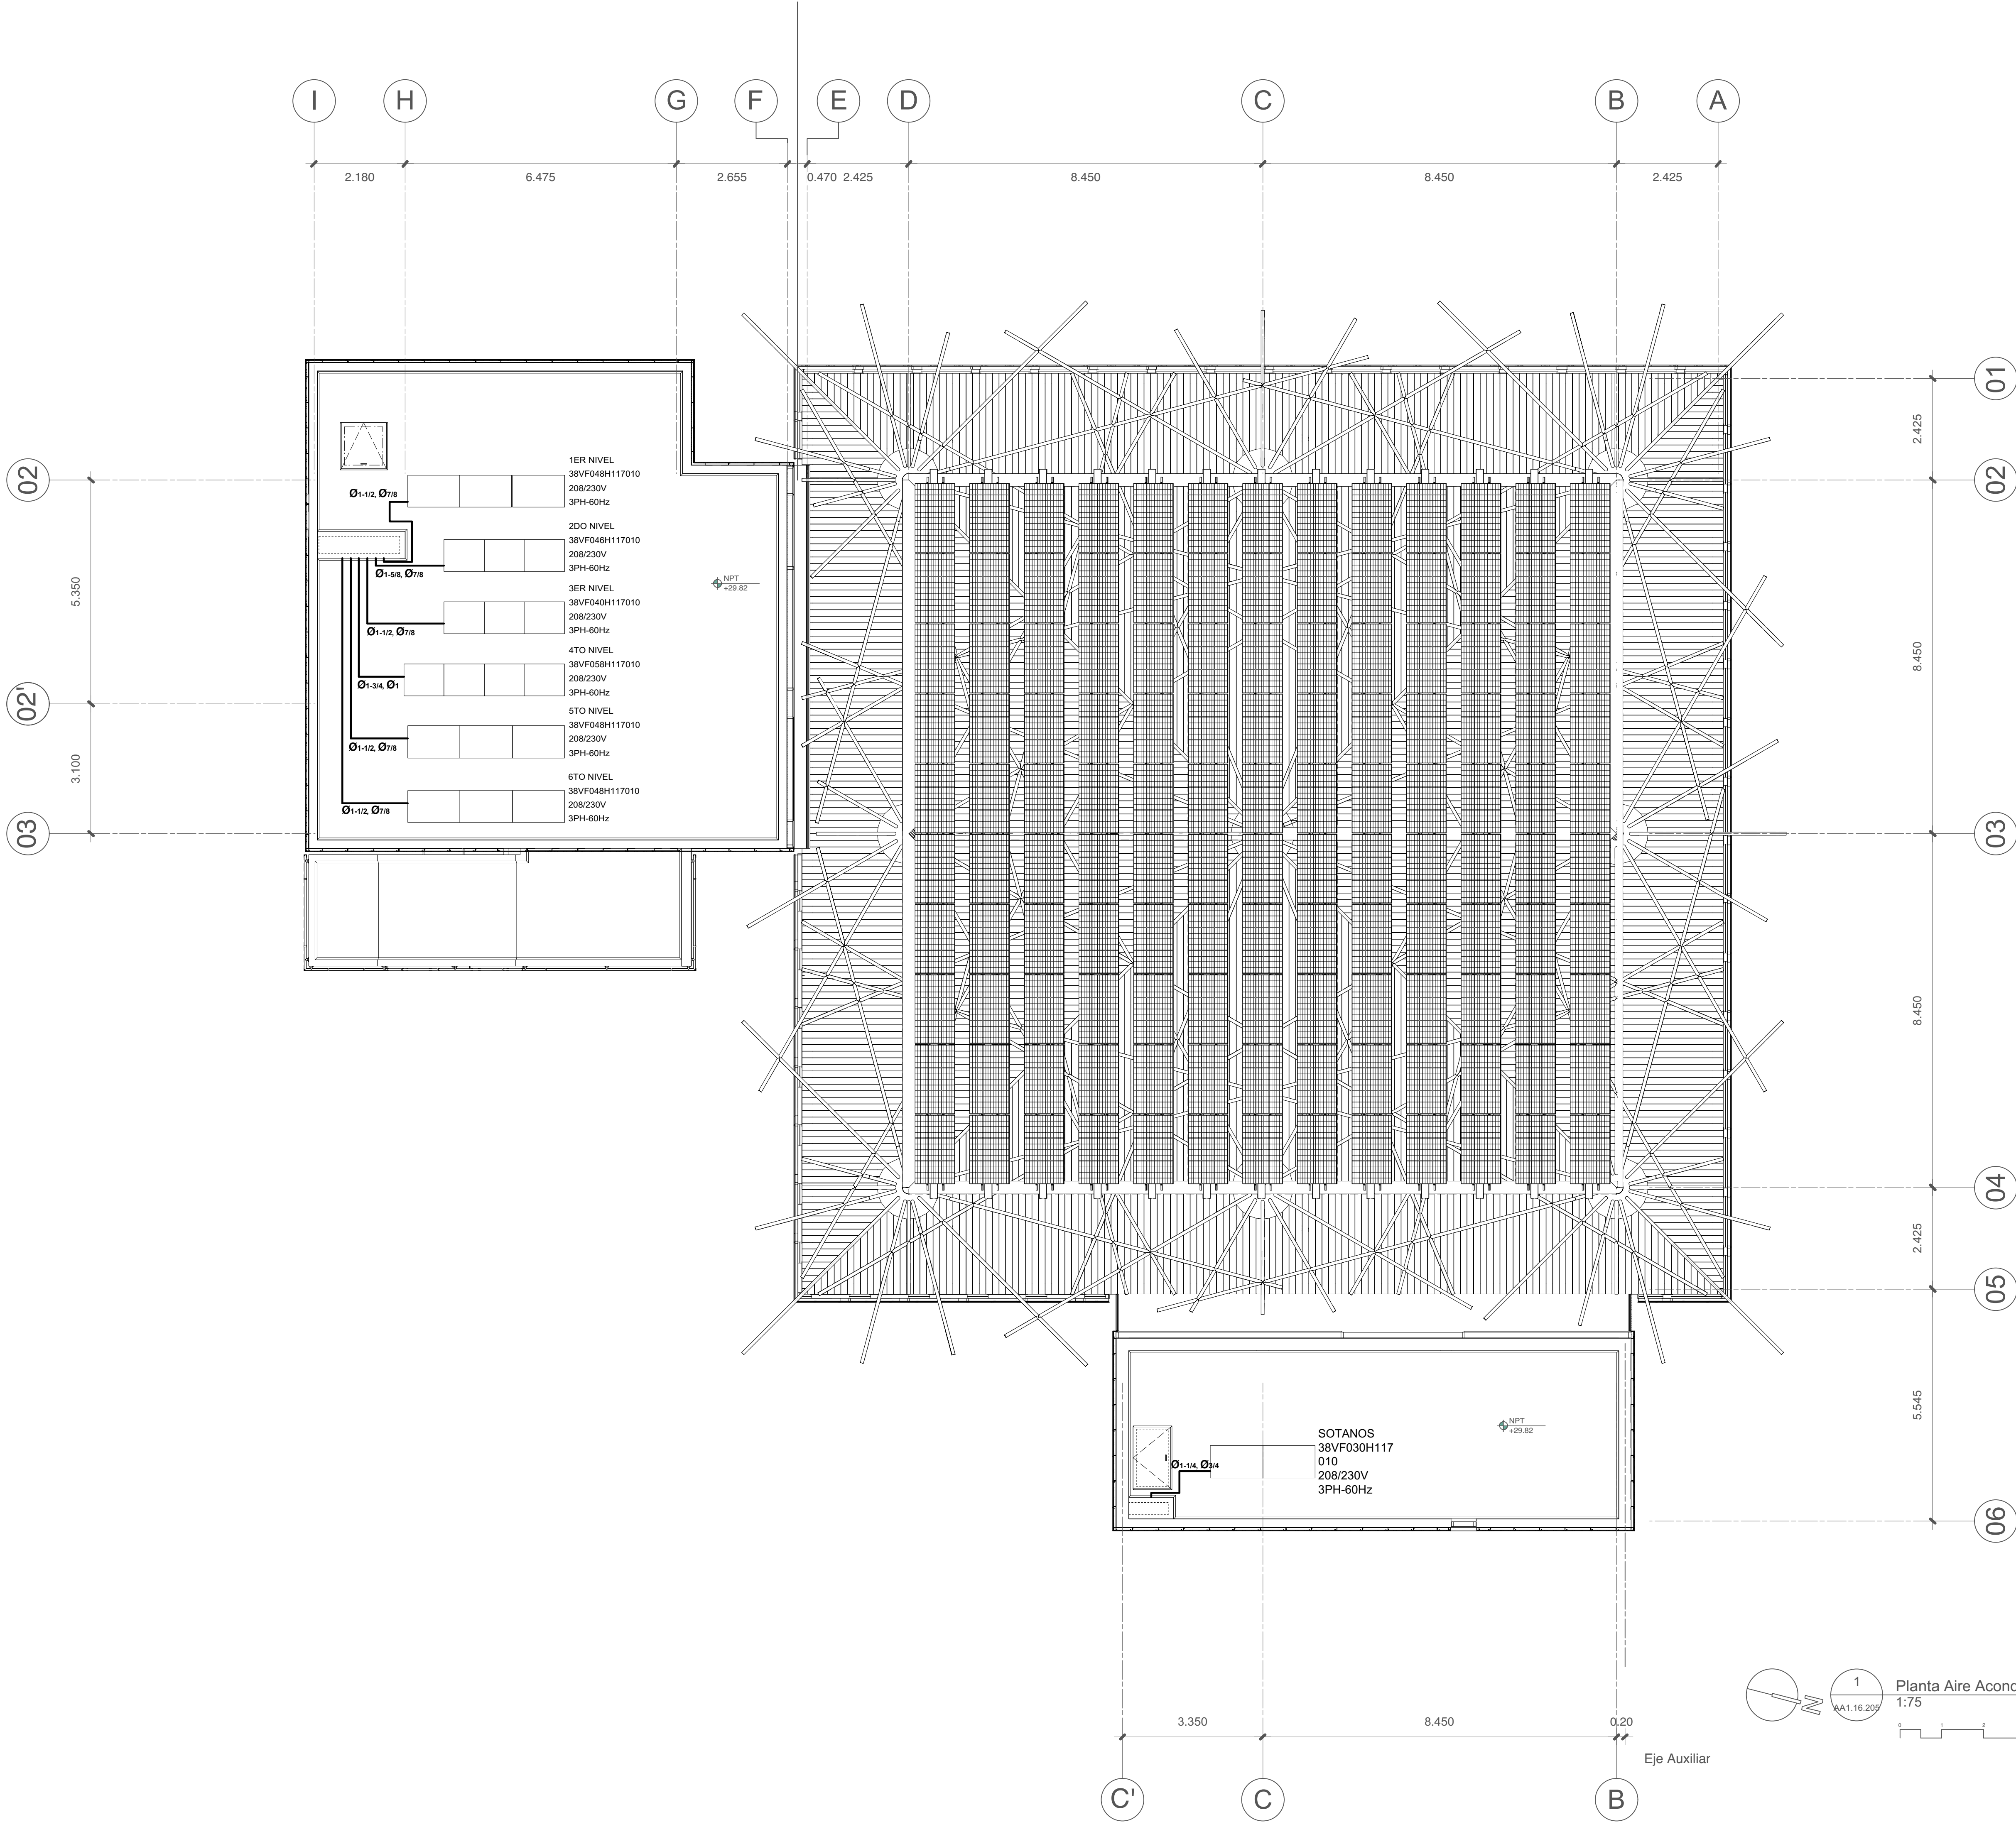

estudio caribe

C/ Avenida Oscar Piñero #128, Uto, Fernández,
D.N. Santo Domingo, Rep. Dom.
T. 809-957-4384
www.estudiocaribe.net

ARQUITECTURA

Arq. Rubén Hernández Fontana C-00-0000
Irina Angulo Luna C-00-0000

FIRMA AUTORIZADA:

Arq. Devaki Pratt Van der Linde C-18623

FIRMA AUTORIZADA

COLABORADORES:

Leopoldo Recio
María del Pilar Nuñez

MODELOS BIM:

Rubén Hernández Fontana
María del Pilar Nuñez
Leopoldo Recio

MODELOS FÍSICOS:

Scarlet Zimmermann
Rubén Hernández Fontana

DOCUMENTACIÓN:

Irina Angulo / Scarlet Zimmermann

CONSULTORES

IMESA Contratistas Eléctricos
SISTEMA DE AIRE ACONDICIONADO
Robinson Henríquez
11827

FIRMA AUTORIZADA

Geotecnia y Sondeos Srl
ESTUDIOS GEOTÉCNICOS Y DE SUELOS
Ing. Rafael Pérez Pérez
C-9754

BOG Ingeniería

DISEÑO DE ESTRUCTURAS
Ing. Fernando González
C-7888

FIRMA AUTORIZADA

Heaven Construction
DISEÑO ELÉCTRICO Y MECÁNICO
Ing. Luis Romero
C-9485

FIRMA AUTORIZADA

Taveras Ingeniería & Servicios Srl
DISEÑO HIDROSANITARIO Y DE DRENAJE PLUVIAL
Ing. Rabel Montero
C-32427

FIRMA AUTORIZADA

Ingeniería De Protección (Inprotec)
CONTROLES DE ACCESO Y CCTV

NOTAS / REVISIONES

R-#	Fecha	Descripción
G	13/05/18	MODIFICACIÓN: 0.80 EN CADA NIVEL SEGUN REQUERIMIENTOS PLANEAMIENTO URBANO
H	07/06/18	REVISIÓN ADN
I	13/07/18	APROBACIÓN ADN
J	11/11/18	Corrección MOPC
K	30/10/18	Corrección Eléctrica MOPC

PROPIETARIO

Oficinas Institucionales
Minerd

Ministerio de Educación de
la República Dominicana
Av. Bolívar, Esq. Calle La
Vega, Gascue

Planta Aire Acondicionado
Nivel de Cubierta

ANOTACIONES:

ESCALA:

1:75

HOJA:

AA1.16.205